

Pianta Piano Terra Impianto di Condizionamento - Canali di ripresa Aria


scala 1:50

SIMBOLO	LEGENDA
	MONTANTE VERTICALE CANALIZZAZIONI DI MANDATA
	MONTANTE VERTICALE CANALIZZAZIONI DI RIPRESA
	MONTANTE VERTICALE CANALIZZAZIONI DI ESTRAZIONE
	CANALIZZAZIONE DI MANDATA ARIA ZONA: LABORATORI PIANO TERRA
	CANALIZZAZIONE DI RIPRESA ARIA ZONA: LABORATORI PIANO TERRA
	CANALIZZAZIONE DI MANDATA ARIA MICROFORATO ZONA: LABORATORI PIANO TERRA
	CANALIZZAZIONE DI MANDATA ARIA ZONA: UFFICI PIANO PRIMO
	CANALIZZAZIONE DI RIPRESA ARIA ZONA: UFFICI PIANO PRIMO
	CANALIZZAZIONE DI ESTRAZIONE ARIA CAPPE
	SERRANDA TAGLIAFUOCO A PALA UNICA OMOLOGATA REI 120, COMPLETA DI FUSIBILE E MICROSWITCH DI FINE CORSA (A RIARMO MANUALE)
	SERRANDA DI REGOLAZIONE
	GRIGLIA DI RIPRESA IN ALLUMINIO AD ALETTE FISSE PER INSTALLAZIONE A CONTROSOFFITTO COMPLETA DI SERRANDA DI TARATURA CON FILTRO ASSOLUTO (eff. H14) E PRESSOSTATO DI SEGNALE
	VALVOLA DI VENTILAZIONE IN LAMIERA DI ACCIAIO VERNICIATO CON DISCO CENTRALE REGOLABILE
	DIFFUSORI FORELLINATI AD IMPULSI AD ALTA INDUZIONE CON FILTRO ASSOLUTO (eff. H14) E PRESSOSTATO DI SEGNALE FILTRO SPORCO.
	DIFFUSORE LINEARE A UNA O DUE FERITE PER BASSE PORTATE A CONTROSOFFITTO COMPLETA DI SERRANDA DI TARATURA

Capitolato: Parte 2 - art. 3.9

Elenco Prezzi:

E01.06.009.a; E01.06.009.b; E01.10.005.a; N.P.2.01;
E01.06.010.a; E01.06.011.c; E01.06.014.a; E01.09.011; 035173b;
035173e; E.01.07.001.od

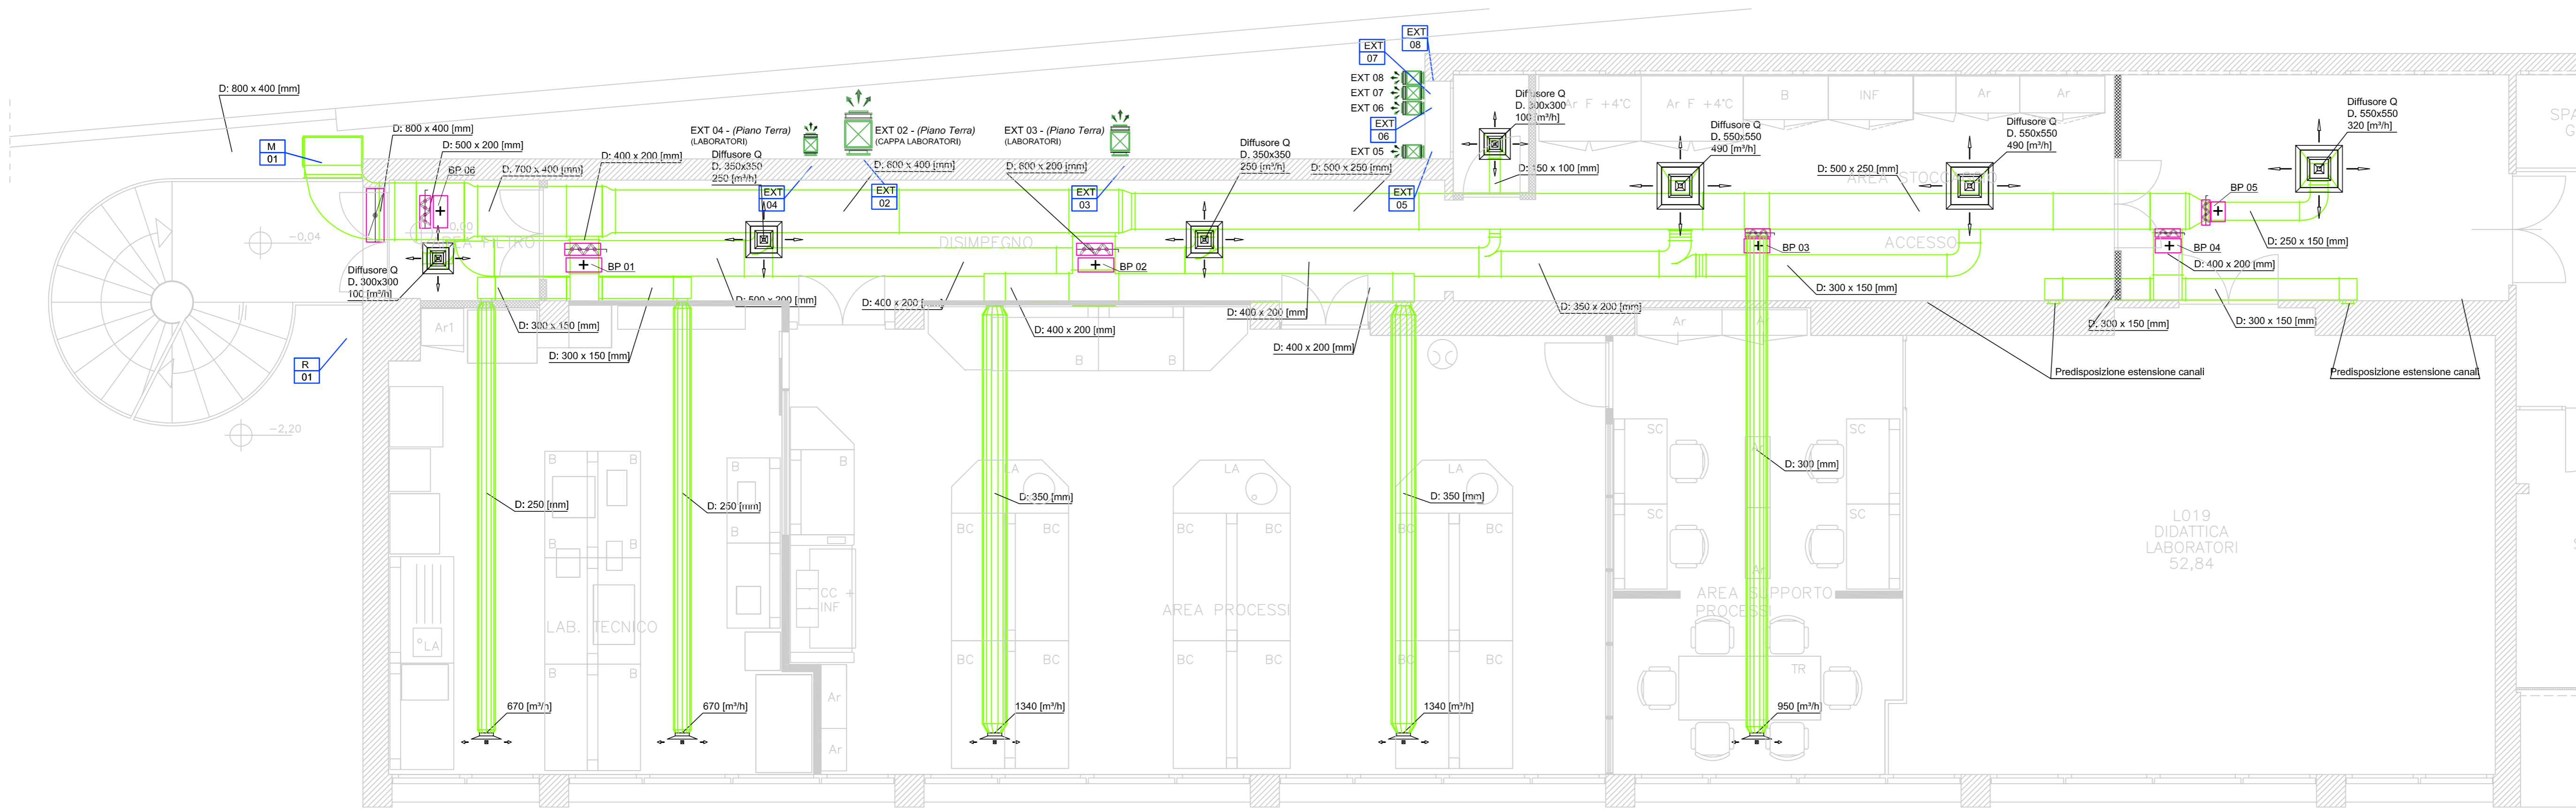

Pianta Piano Terra Impianto di Condizionamento - Canali di mandata Aria

scala 1:50

SAPIENZA UNIVERSITA' DEGLI STUDI DI ROMA "LA SAPIENZA"

COMUNE DI ROMA - Città Metropolitana di Roma Capitale

LAVORI DI REALIZZAZIONE DEI NUOVI LABORATORI DEL DIPARTIMENTO DI SCIENZE BIOCHEMICHE NELL'EDIFICIO CU020

PROGETTO ESECUTIVO

IMPIANTO DI CONDIZIONAMENTO - ARIA
PIANTA PIANO TERRA

Cod. Commes.:	STAZIONE APPALTANTE Università degli Studi di Roma "La Sapienza" Piazzale Aldo Moro 5, 00185 Roma	PROGETTO: PROGETTISTA INCARICATO E COORDINATORE DELLA PROGETTAZIONE: STUDIO EGOE Studio Egoe Viale San Lorenzo, 30 00033 CAVE (RM)	
E03V/2018			
DATA:	IL DIRETTORE: Dot.ssa Sabrina Luccarini	PROGETTO ESECUTIVO: Geom. Pierpaolo Catalani	
Luglio 2018			
SCALE:	R.U.P.:	COLLABORAZIONE AL PROGETTO ESECUTIVO: Ing. Giuseppe Giordano	
1:50	Arch. Simonetta Grossi		
TAVOLA:	AGGIORNAMENTI		
IM 03	DATA:	MOTIVO:	REVISIONE:
	18.09.2018	MODIFICHE PER VALIDAZIONE	01
	28.09.2018	MODIFICHE PER VALIDAZIONE	02

A termini di Legge il riserviamo la proprietà di questo disegno con diritto di riproduzione e comunque renderlo noto a terzi concorrenti senza la nostra autorizzazione. Il presente disegno è stato realizzato con l'ausilio di un programma di progettazione regolarmente acquistato con licenza rilasciata a Studio Egoe n° 5151-7C5E-3164-4F57F