


SIMBOLO	LEGENDA
	MONTANTE VERTICALE CANALIZZAZIONI DI MANDATA
	MONTANTE VERTICALE CANALIZZAZIONI DI RIPRESA
	MONTANTE VERTICALE CANALIZZAZIONI DI ESTRAZIONE
	CANALIZZAZIONE DI MAN.RIP. ARIA A SEZ. RETTANGOLARE IN LAMIERA ZINCATATA COMPLETA DI COIBENTAZIONE ESTERNA IN MATERASSINO DI LANA MINERALE SP. 15 mm. (IN CONTROSOFFITTO) O IN MATERASSINO DI LANA MINERALE CON BARRIERA AL VAPORE SP. 30 mm. (IN CAVEDIO) O 50 mm. (ALL'ASTERNO) PIU' RIVESTIMENTO IN LAMIERINO DA 6/10 DI mm. (IN CENTRALE E ALL'ASTERNO)
	CANALIZZAZIONE DI MANDATA ARIA ZONA: LABORATORI PIANO TERRA
	CANALIZZAZIONE DI RIPRESA ARIA ZONA: LABORATORI PIANO TERRA
	CANALIZZAZIONE DI MANDATA ARIA MICROFORATO ZONA: LABORATORI PIANO TERRA
	CANALIZZAZIONE DI MANDATA ARIA ZONA: UFFICI PIANO PRIMO
	CANALIZZAZIONE DI RIPRESA ARIA ZONA: UFFICI PIANO PRIMO
	CANALIZZAZIONE DI ESTRAZIONE ARIA CAPPE
	SERRANDA TAGLIFUOCO A PALA UNICA OMOLOGATA REI 120. COMPLETA DI FUSIBILE E MICROSWITCH DI FINE CORSA (A RIARMO MANUALE)
	SERRANDA DI REGOLAZIONE
	GRIGLIA DI RIPRESA IN ALLUMINIO AD ALETTE FISSE PER INSTALLAZIONE A CONTROSOFFITTO COMPLETA DI SERRANDA DI TARATURA CON FILTRO ASSOLUTO (eff. H14) E PRESSOSTATO DI SEGNALE
	VALVOLA DI VENTILAZIONE IN LAMIERA DI ACCIAIO VERNICIATO CON DISCO CENTRALE REGOLABILE
	DIFFUSORI FORELLINATI AD IMPULSI AD ALTA INDUZIONE CON FILTRO ASSOLUTO (eff. H14) E PRESSOSTATO DI SEGNALE FILTRO SPORCO.
	DIFFUSORE LINEARE A UNA O DUE FERITOE PER BASSE PORTATE A CONTROSOFFITTO COMPLETA DI SERRANDA DI TARATURA

Capitolato: Parte 2 - art. 3.9
 Elenco Prezzi:
 E01.06.009.a; E01.06.009.b; E01.10.005.a; E01.06.011.c;
 E01.06.014.a; E01.09.011; 035173b; E.01.07.004.c; E01.07.004.i;
 E01.07.004.l; N.P.2.05

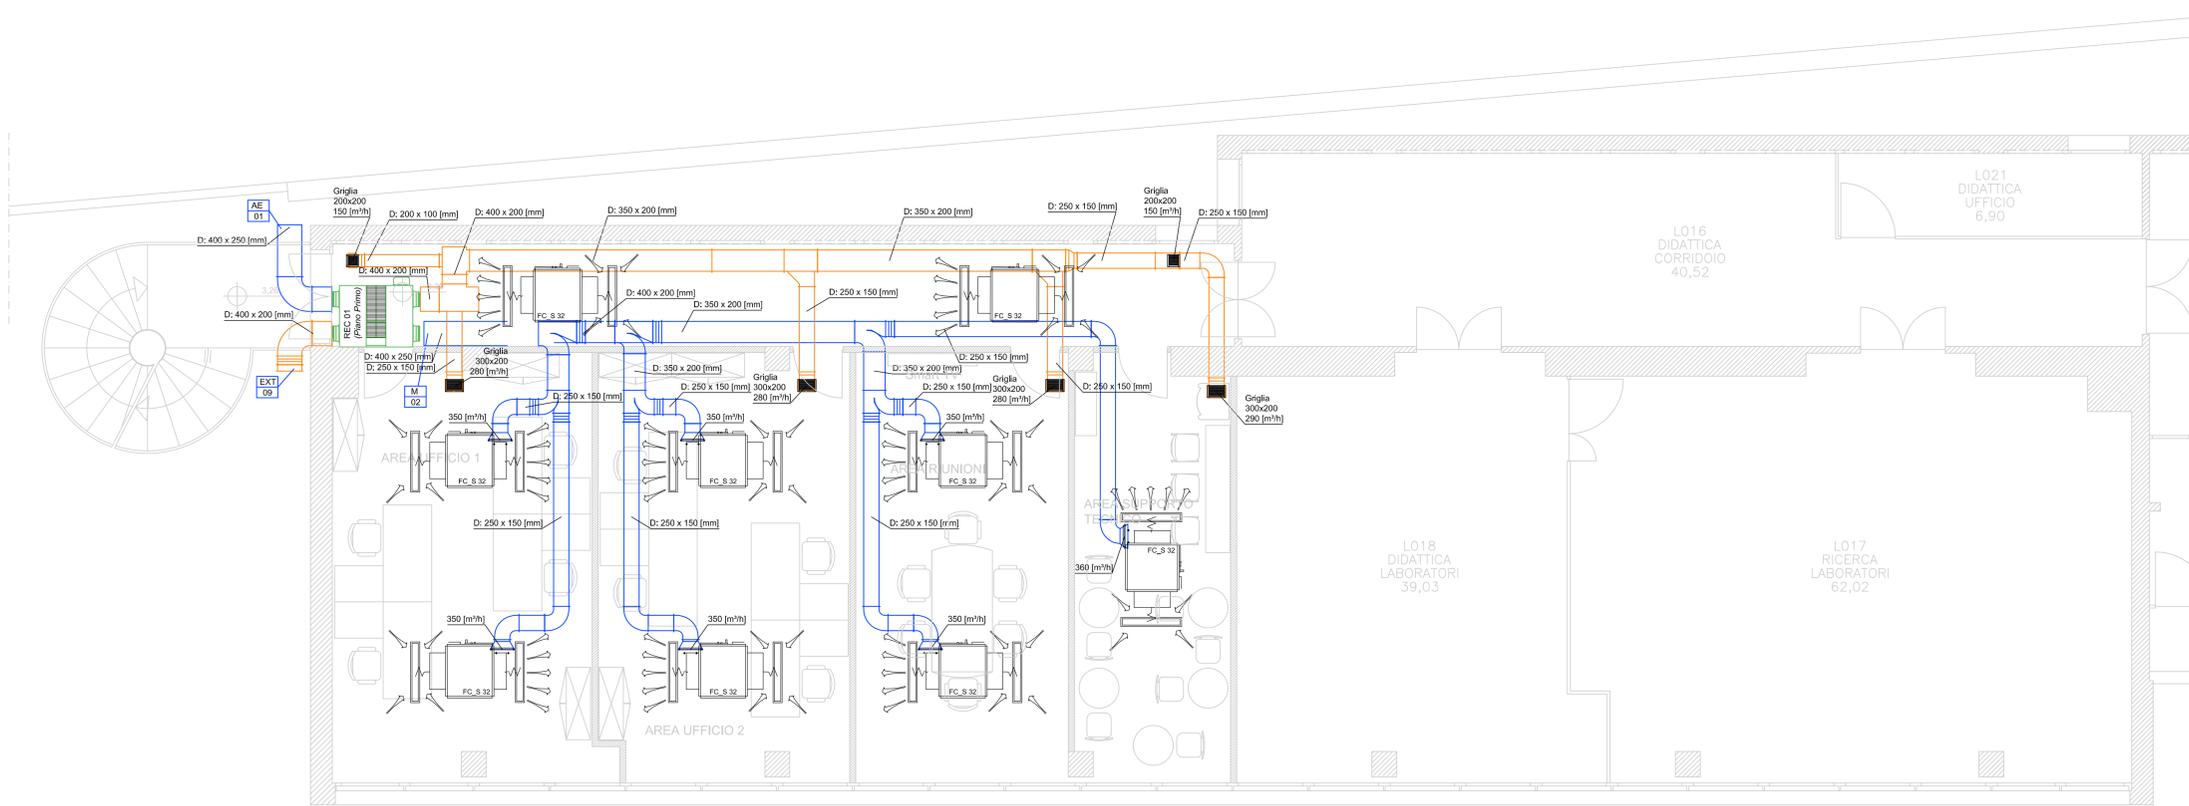

Pianta Piano Primo Impianto di Condizionamento - Aria

scala 1:50



COMUNE DI ROMA - Città Metropolitana di Roma Capitale

**LAVORI DI REALIZZAZIONE DEI NUOVI LABORATORI
 DEL DIPARTIMENTO DI SCIENZE BIOCHEMICHE
 NELL'EDIFICIO CU020**
PROGETTO ESECUTIVO

**IMPIANTO DI CONDIZIONAMENTO - ARIA
 PIANTA PIANO PRIMO**

Cod. Commes.: E03V/2018	STAZIONE APPALTANTE Università degli Studi di Roma "La Sapienza" Piazzale Aldo Moro 5, 00185 Roma	PROGETTO: PROGETTISTA INCARICATO E COORDINATORE DELLA PROGETTAZIONE: Studio Egeo Viale San Lorenzo, 30 00033 CAVE (RM)
	IL DIRETTORE: Dott.ssa Sabrina Luccarini	PROGETTO ESECUTIVO: Geom. Pierpaolo Catalani
DATA: Luglio 2018	R.U.P.: Arch. Simonetta Grossi	COLLABORAZIONE AL PROGETTO ESECUTIVO: Ing. Giuseppe Giordano

AGGIORNAMENTI		
DATA:	MOTIVO:	REVISIONE:
18.09.2018	MODIFICHE PER VALIDAZIONE	01
28.09.2018	MODIFICHE PER VALIDAZIONE	02

A termini di Legge ci riserviamo la proprietà di questo disegno con divieto di riprodurlo e comunque renderlo noto a terzi concorrenti senza la nostra autorizzazione. Il presente disegno è stato realizzato con l'ausilio di un programma di progettazione regolarmente acquistato con licenza rilasciata a Studio Egeo n° 5151-7CSE-6164-57F