


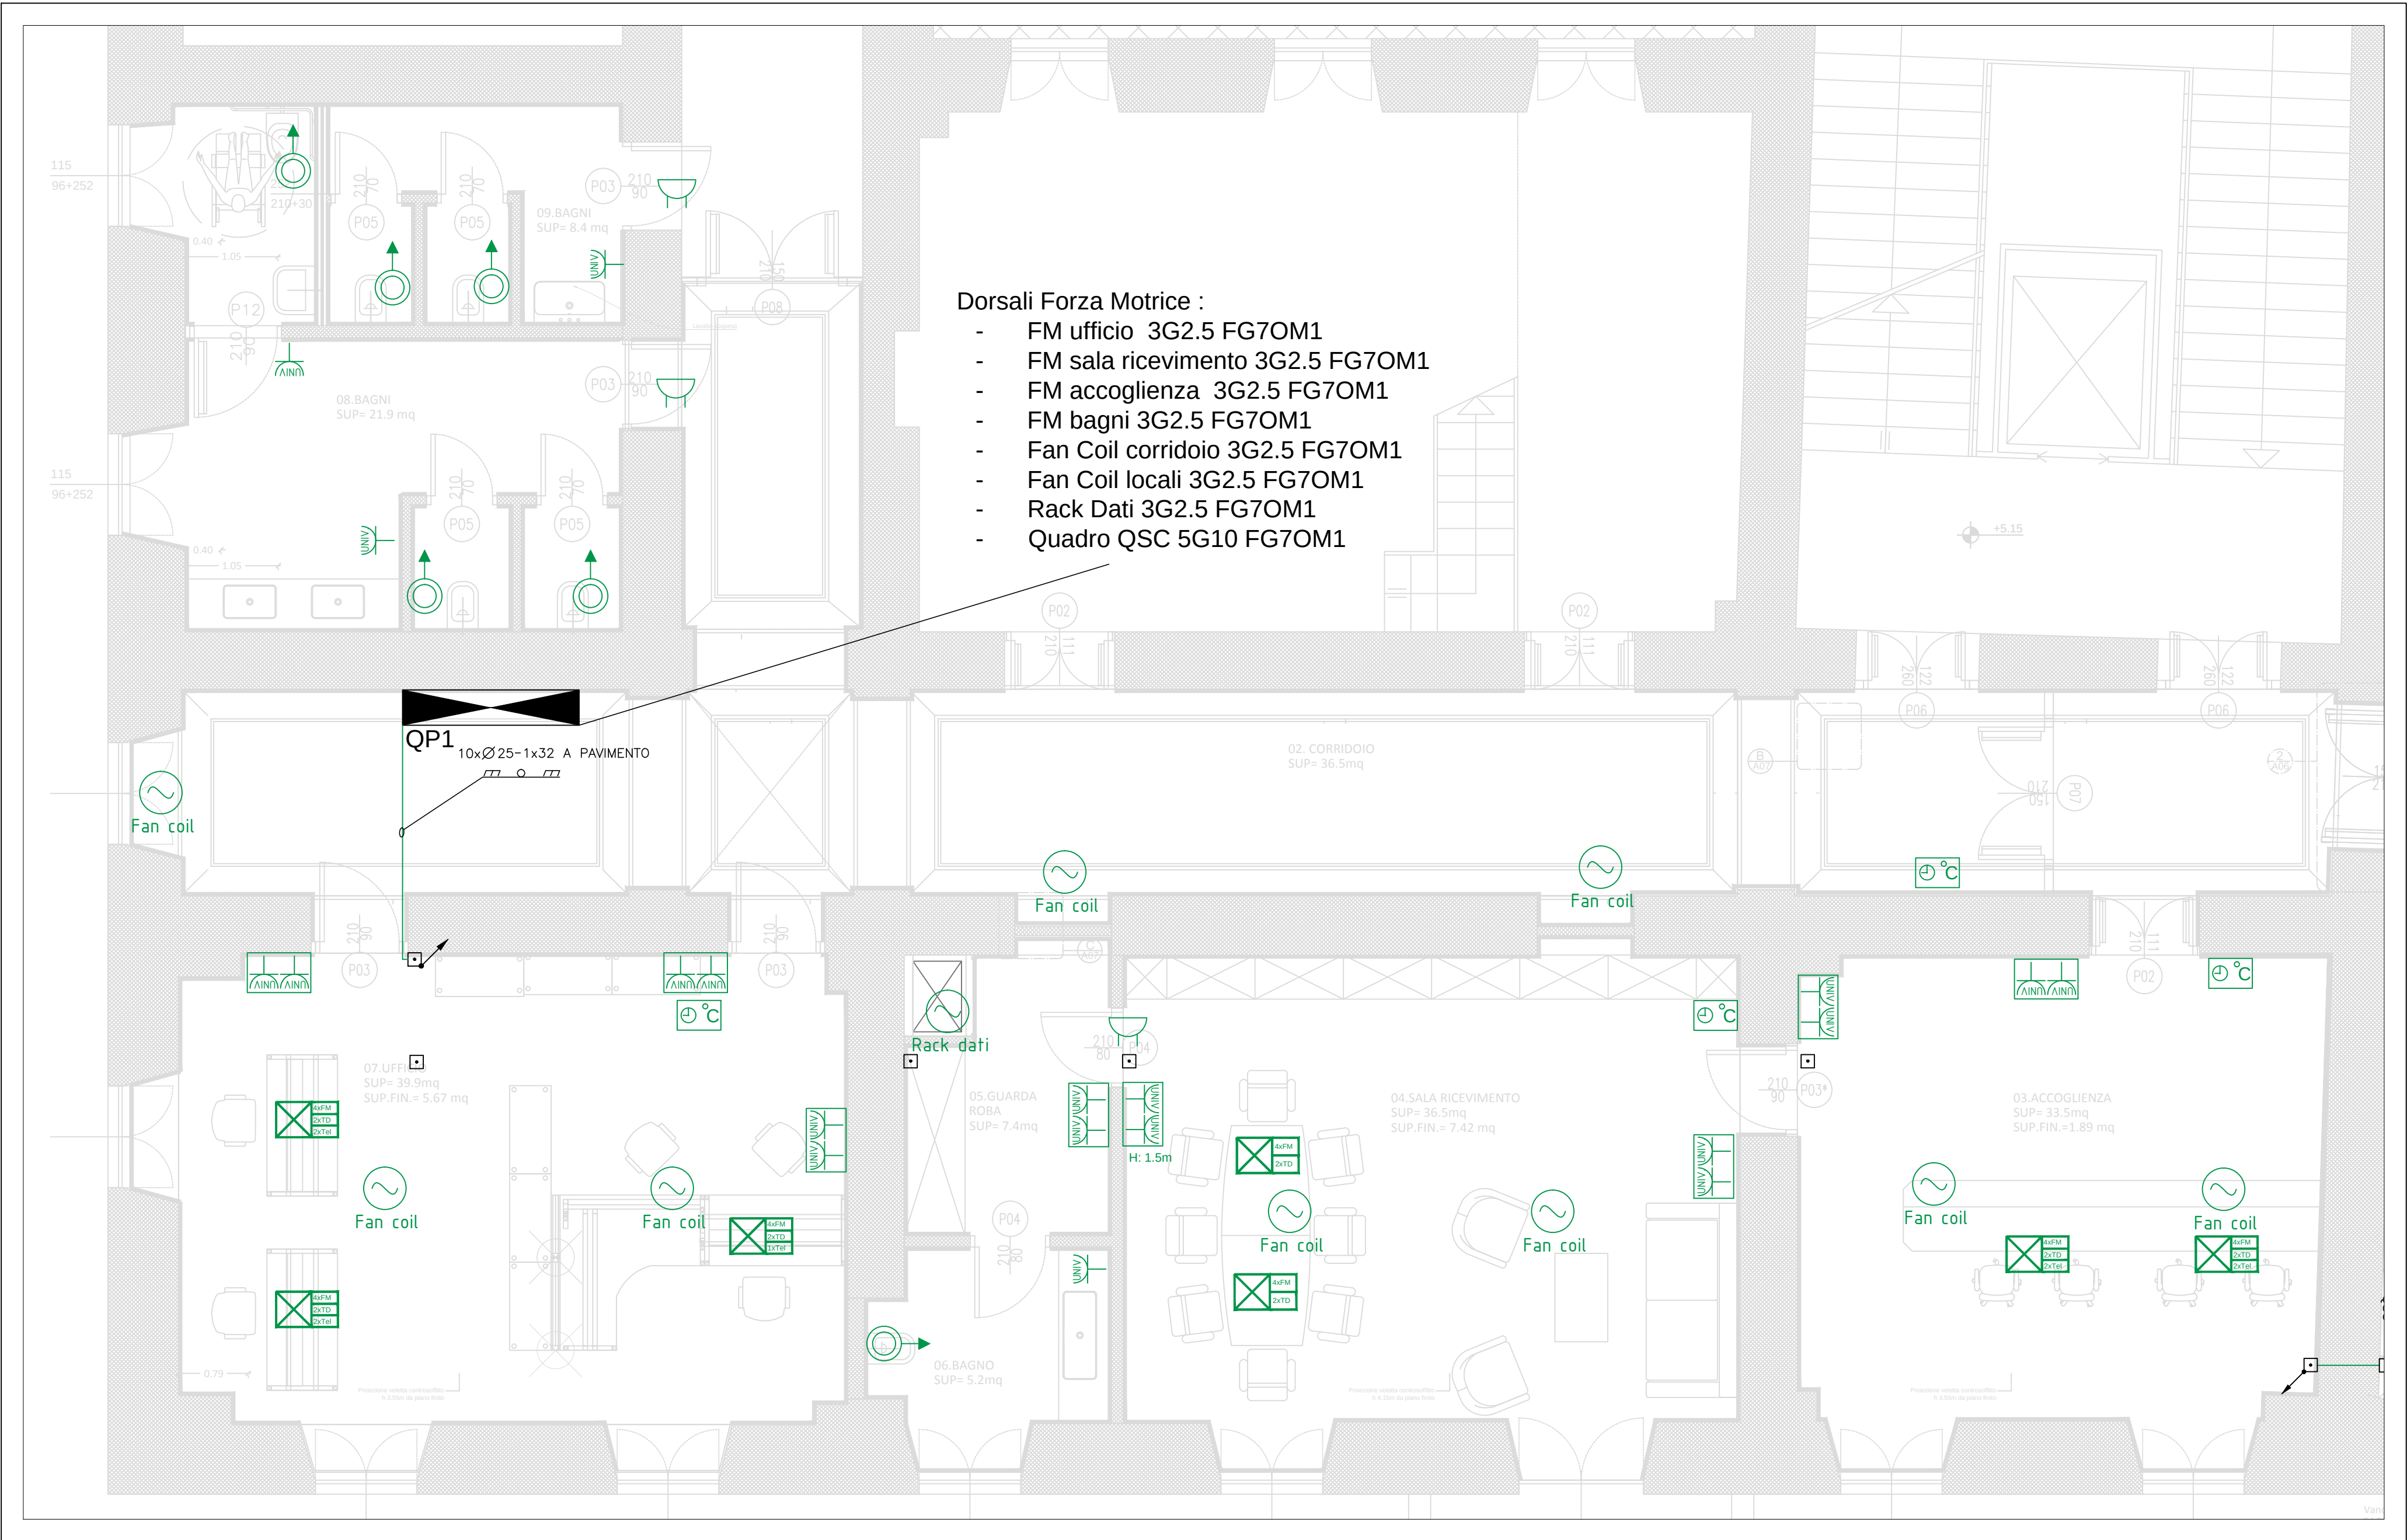

LEGENDA	
SIMBOLO	DESCRIZIONE
	PUNTO PRESA UNIVERSALE (UNEL+BIP) 2P+T 16A
	PUNTO ALLACCIO APPARECCHIATURE
	PULSANTE A TIRANTE ALLARME BAGNO DISABILI
	RONZATORE
	TORRETTA BIFACCIALE A PAVIMENTO CON DUE PRESE UNIVERSALI PER LATO
	TORRETTA BIFACCIALE A PAVIMENTO CON DUE PRESE UNIVERSALI ED UNA RJ11 PER LATO
	QUADRO ELETTRICO



SAPIENZA
UNIVERSITÀ DI ROMA

PROGETTO ESECUTIVO

INTERVENTO

PALAZZO BALEANI RISTRUTTURAZIONE PIANO PRIMO ALA NORD
FASE 2: AREA UFFICI E SERVIZI

R.U.P.:
Ing. Stefano Smith

DIRETTORE AREA GESTIONE EDILIZIA :
Dott. Sabrina Luccarini

PROGETTISTA:
Arch. Lada Bešker

CONSULENTE PER IL PROGETTISTA:
IMPIANTO MECCANICO – Ing. Lucio Verrecchia
IMPIANTO ELETTRICO – Ing. Lucio Verrecchia

IMPIANTI ELETTRICI E SPECIALI:

DATA:
03/2017

SCALA:
1:50

FORMATO:
A1

PIANTA PIANO PRIMO – FORZA MOTRICE

REV.:
0.00

N° TAVOLA:
PB1-ESE_AUS_IE02