

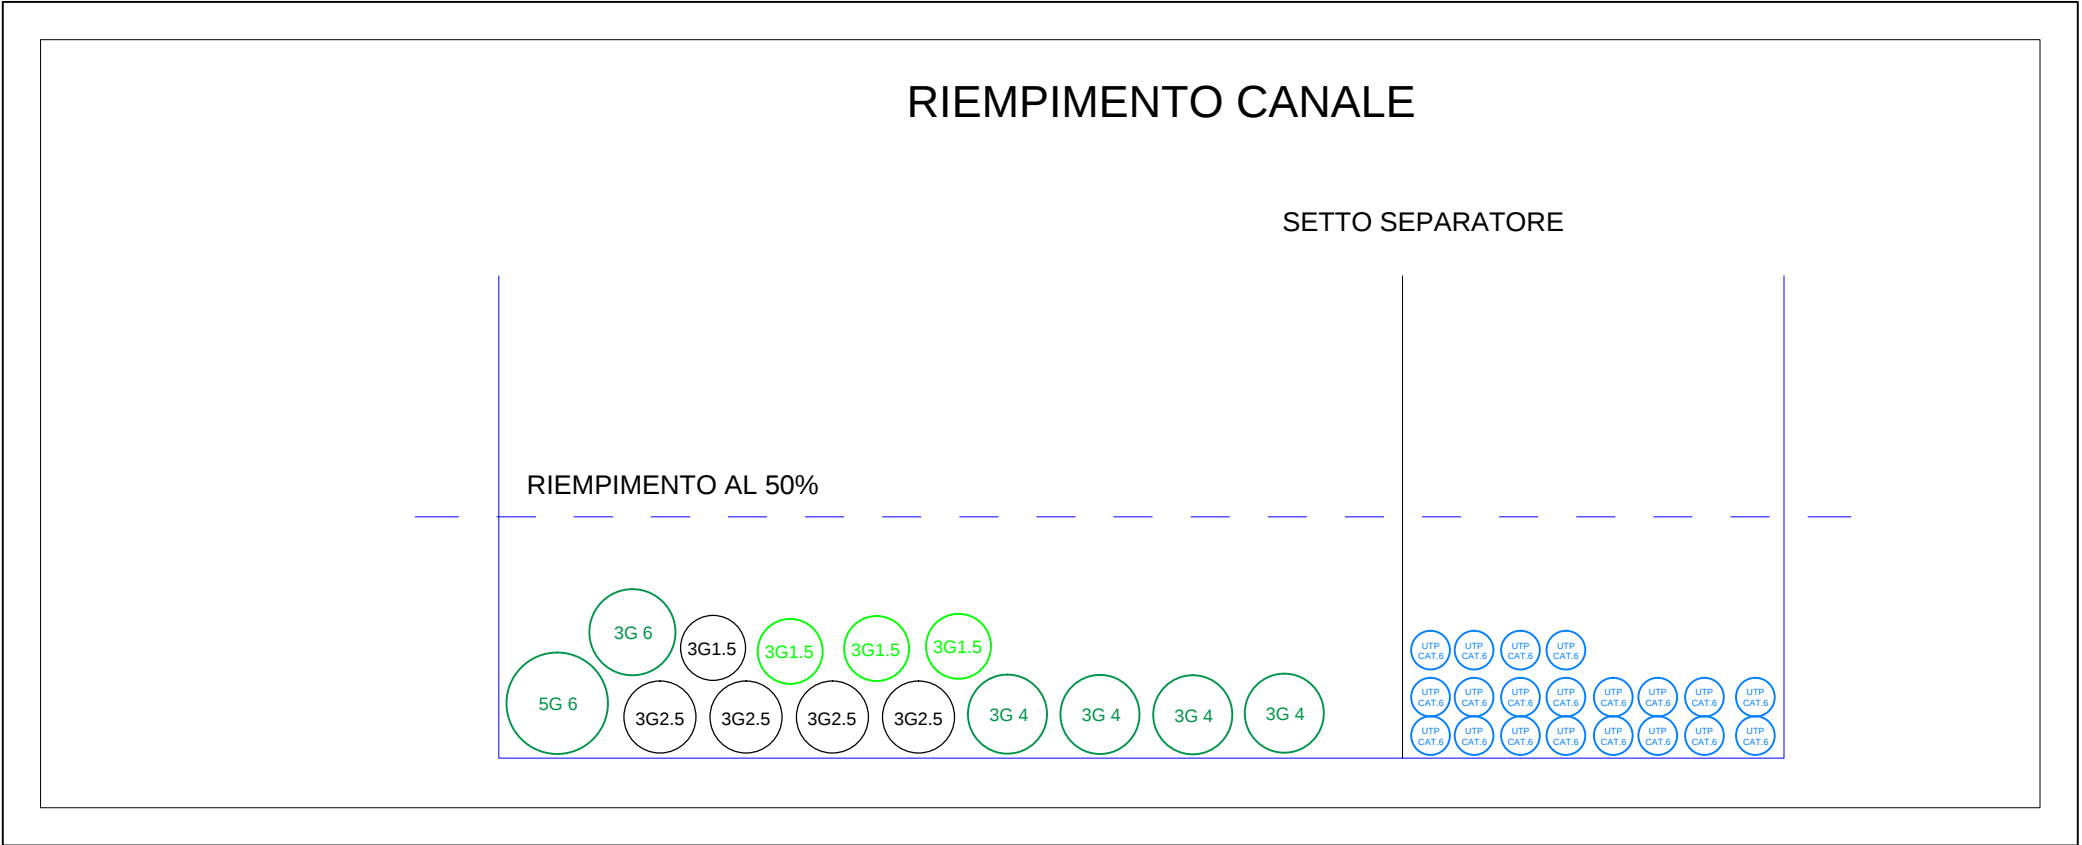


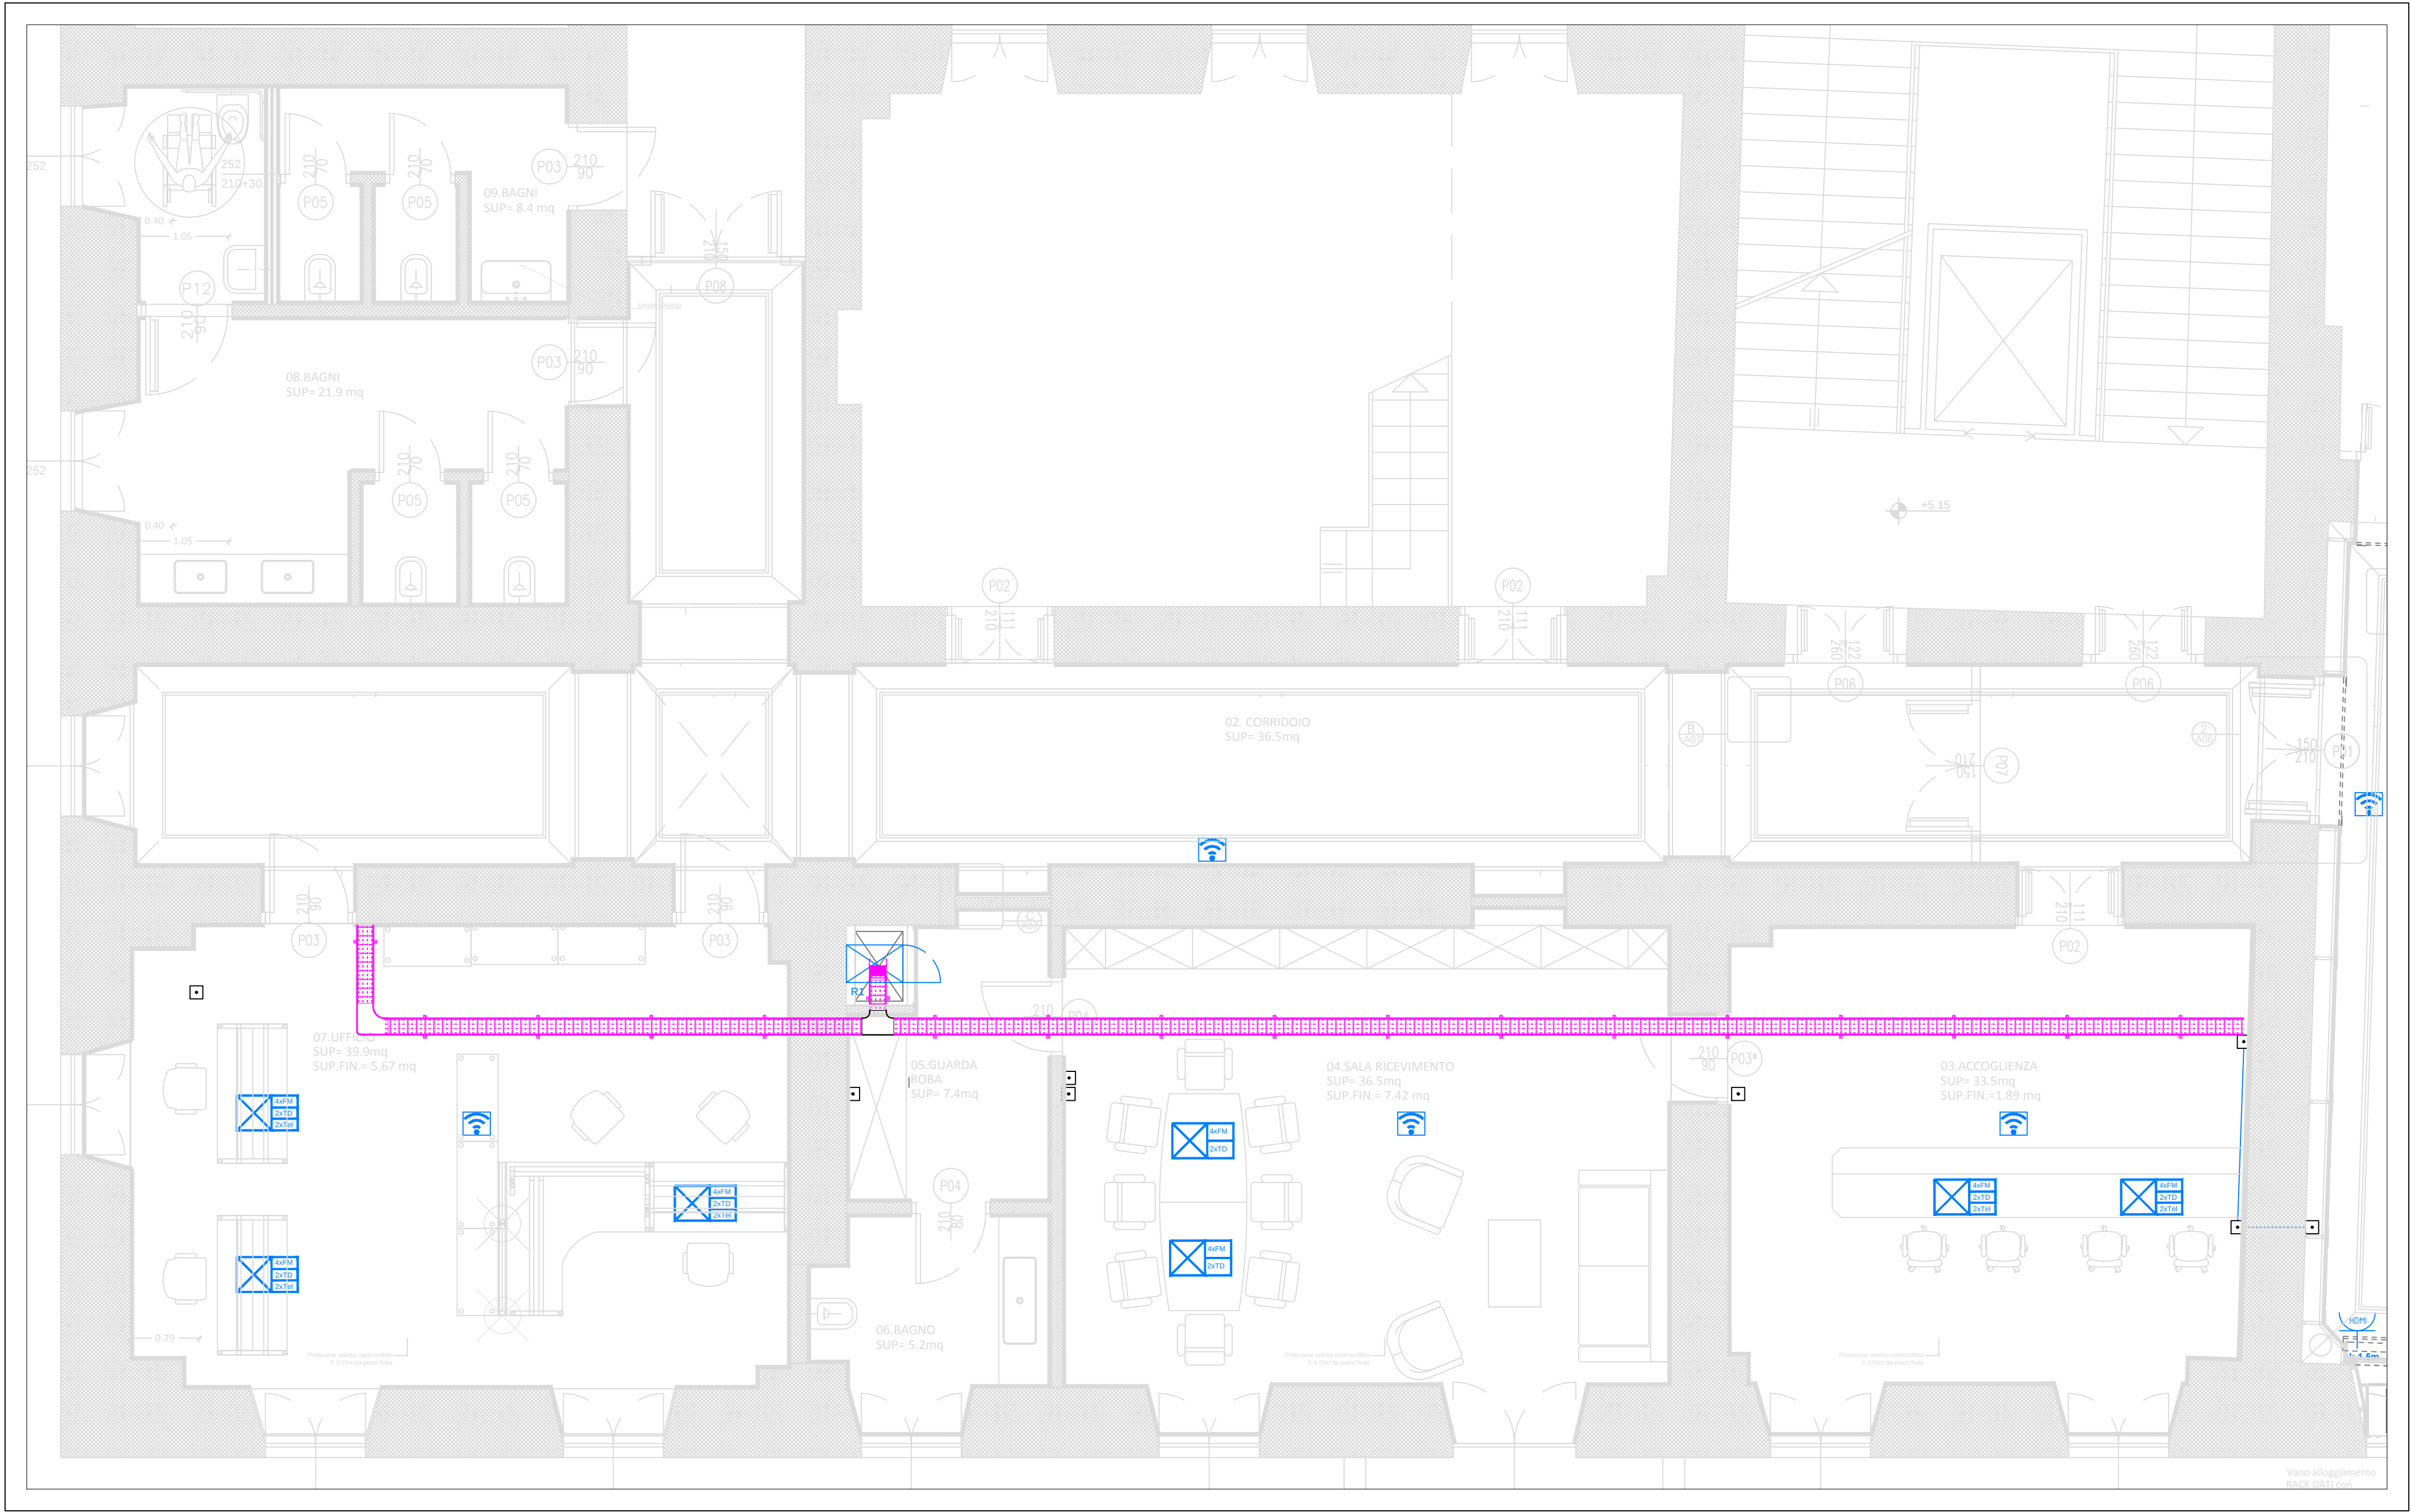

LEGENDA	
SIMBOLO	DESCRIZIONE
	PUNTO PREDISPOSIZIONE WIFI COSTITUITO DA PRESA RJ45 CAT.6 IN SCATOLA 503 A PARETE
	PRESA HDMI
	TORRETTA BIFACCIALE A PAVIMENTO
	RACK DATI
	PRESA VGA
	QUADRO ELETTRICO
	CANALE FORATO PORTACAVI IN ACCIAIO ZINCATO SENDZIMIR DIMENSIONE 100 X 75
	SCATOLA DI DERIVAZIONE
	CONDUTTURA DISCENDENTE
	CONDUTTURA ASCENDENTE

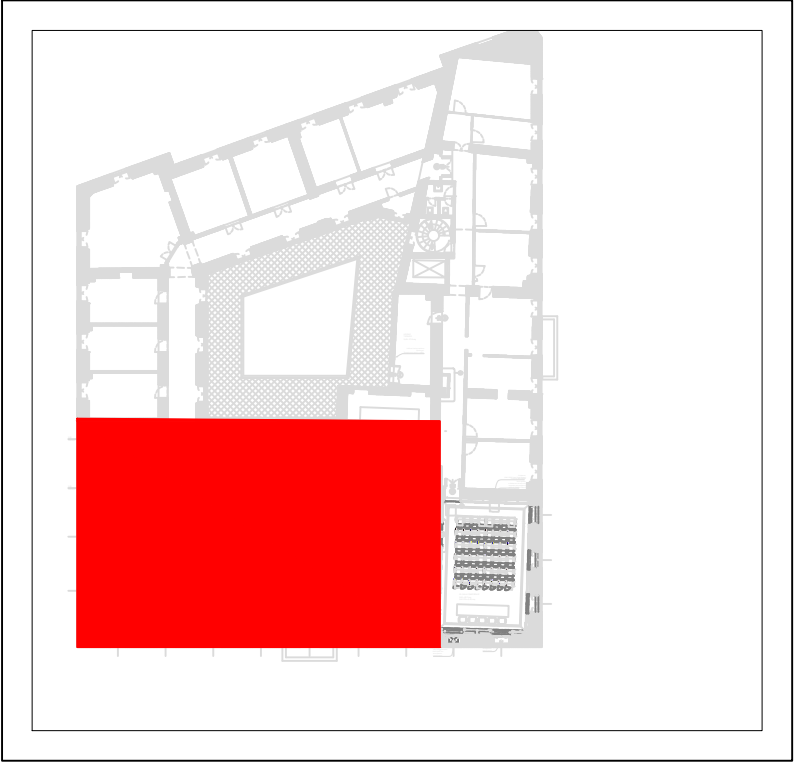

SAPIENZA
UNIVERSITÀ DI ROMA

PROGETTO ESECUTIVO



INTERVENTO

PALAZZO BALEANI RISTRUTTURAZIONE PIANO PRIMO ALA NORD
FASE 2: AREA UFFICI E SERVIZI

R.U.P.:

Ing. Stefano Smith

DIRETTORE AREA GESTIONE EDILIZIA:

Dott. Sabrina Luccarini

PROGETTISTA:

Arch. Lada Bešker

CONSULENTI PER IL PROGETTISTA:

IMPIANTO MECCANICO - Ing. Lucio Verrecchia

IMPIANTO ELETTRICO - Ing. Lucio Verrecchia

IMPIANTI ELETTRICI E SPECIALI:

DATA:

03/2017

SCALA:

1:50

FORMATO:

A1

PIANTA PIANO PRIMO - TRASMISSIONE DATI

REV.:

0.00

N° TAVOLA:

PB1-ESE_AUS_IJS01