



Fase 1:
Allestimento cantiere e approvvigionamento e trasporto dei materiali

PLANIMETRIA AREA DI CANTIERE QUOTA STRADA

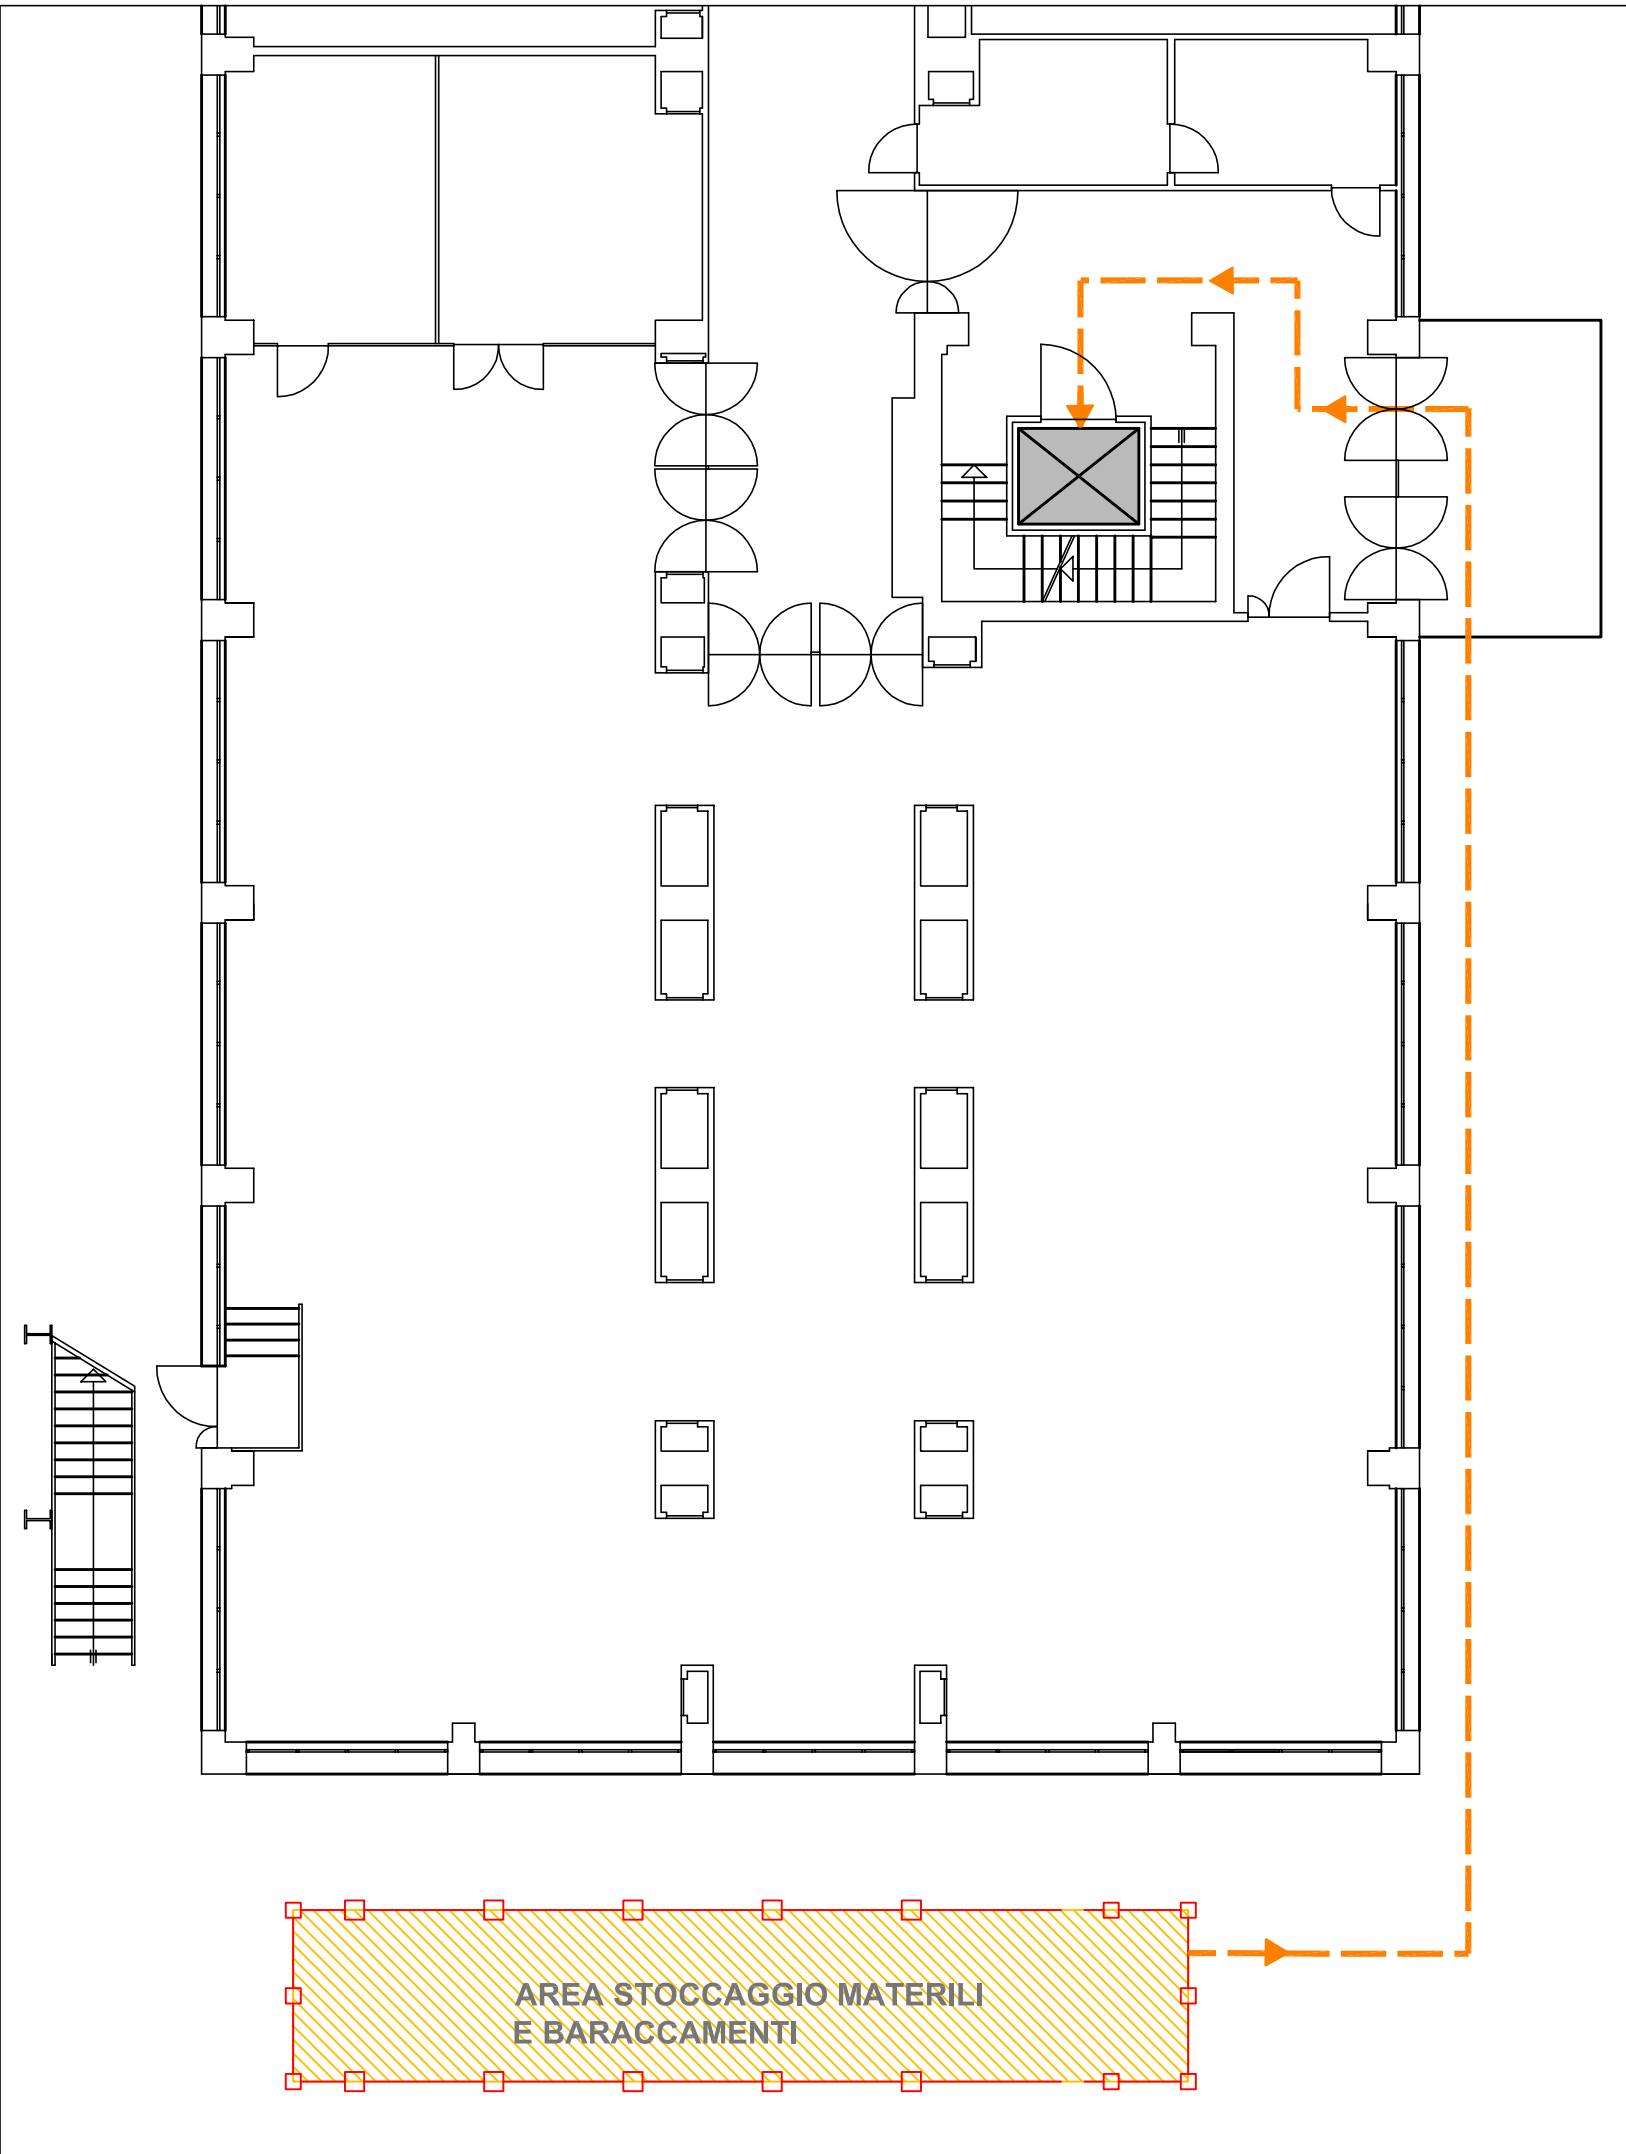


Fase 2:
Demolizioni tramezzature, controsoffitti e pavimentazioni esistenti

PLANIMETRIA AREA INTERVENTO PIANO TERZO scala 1:100

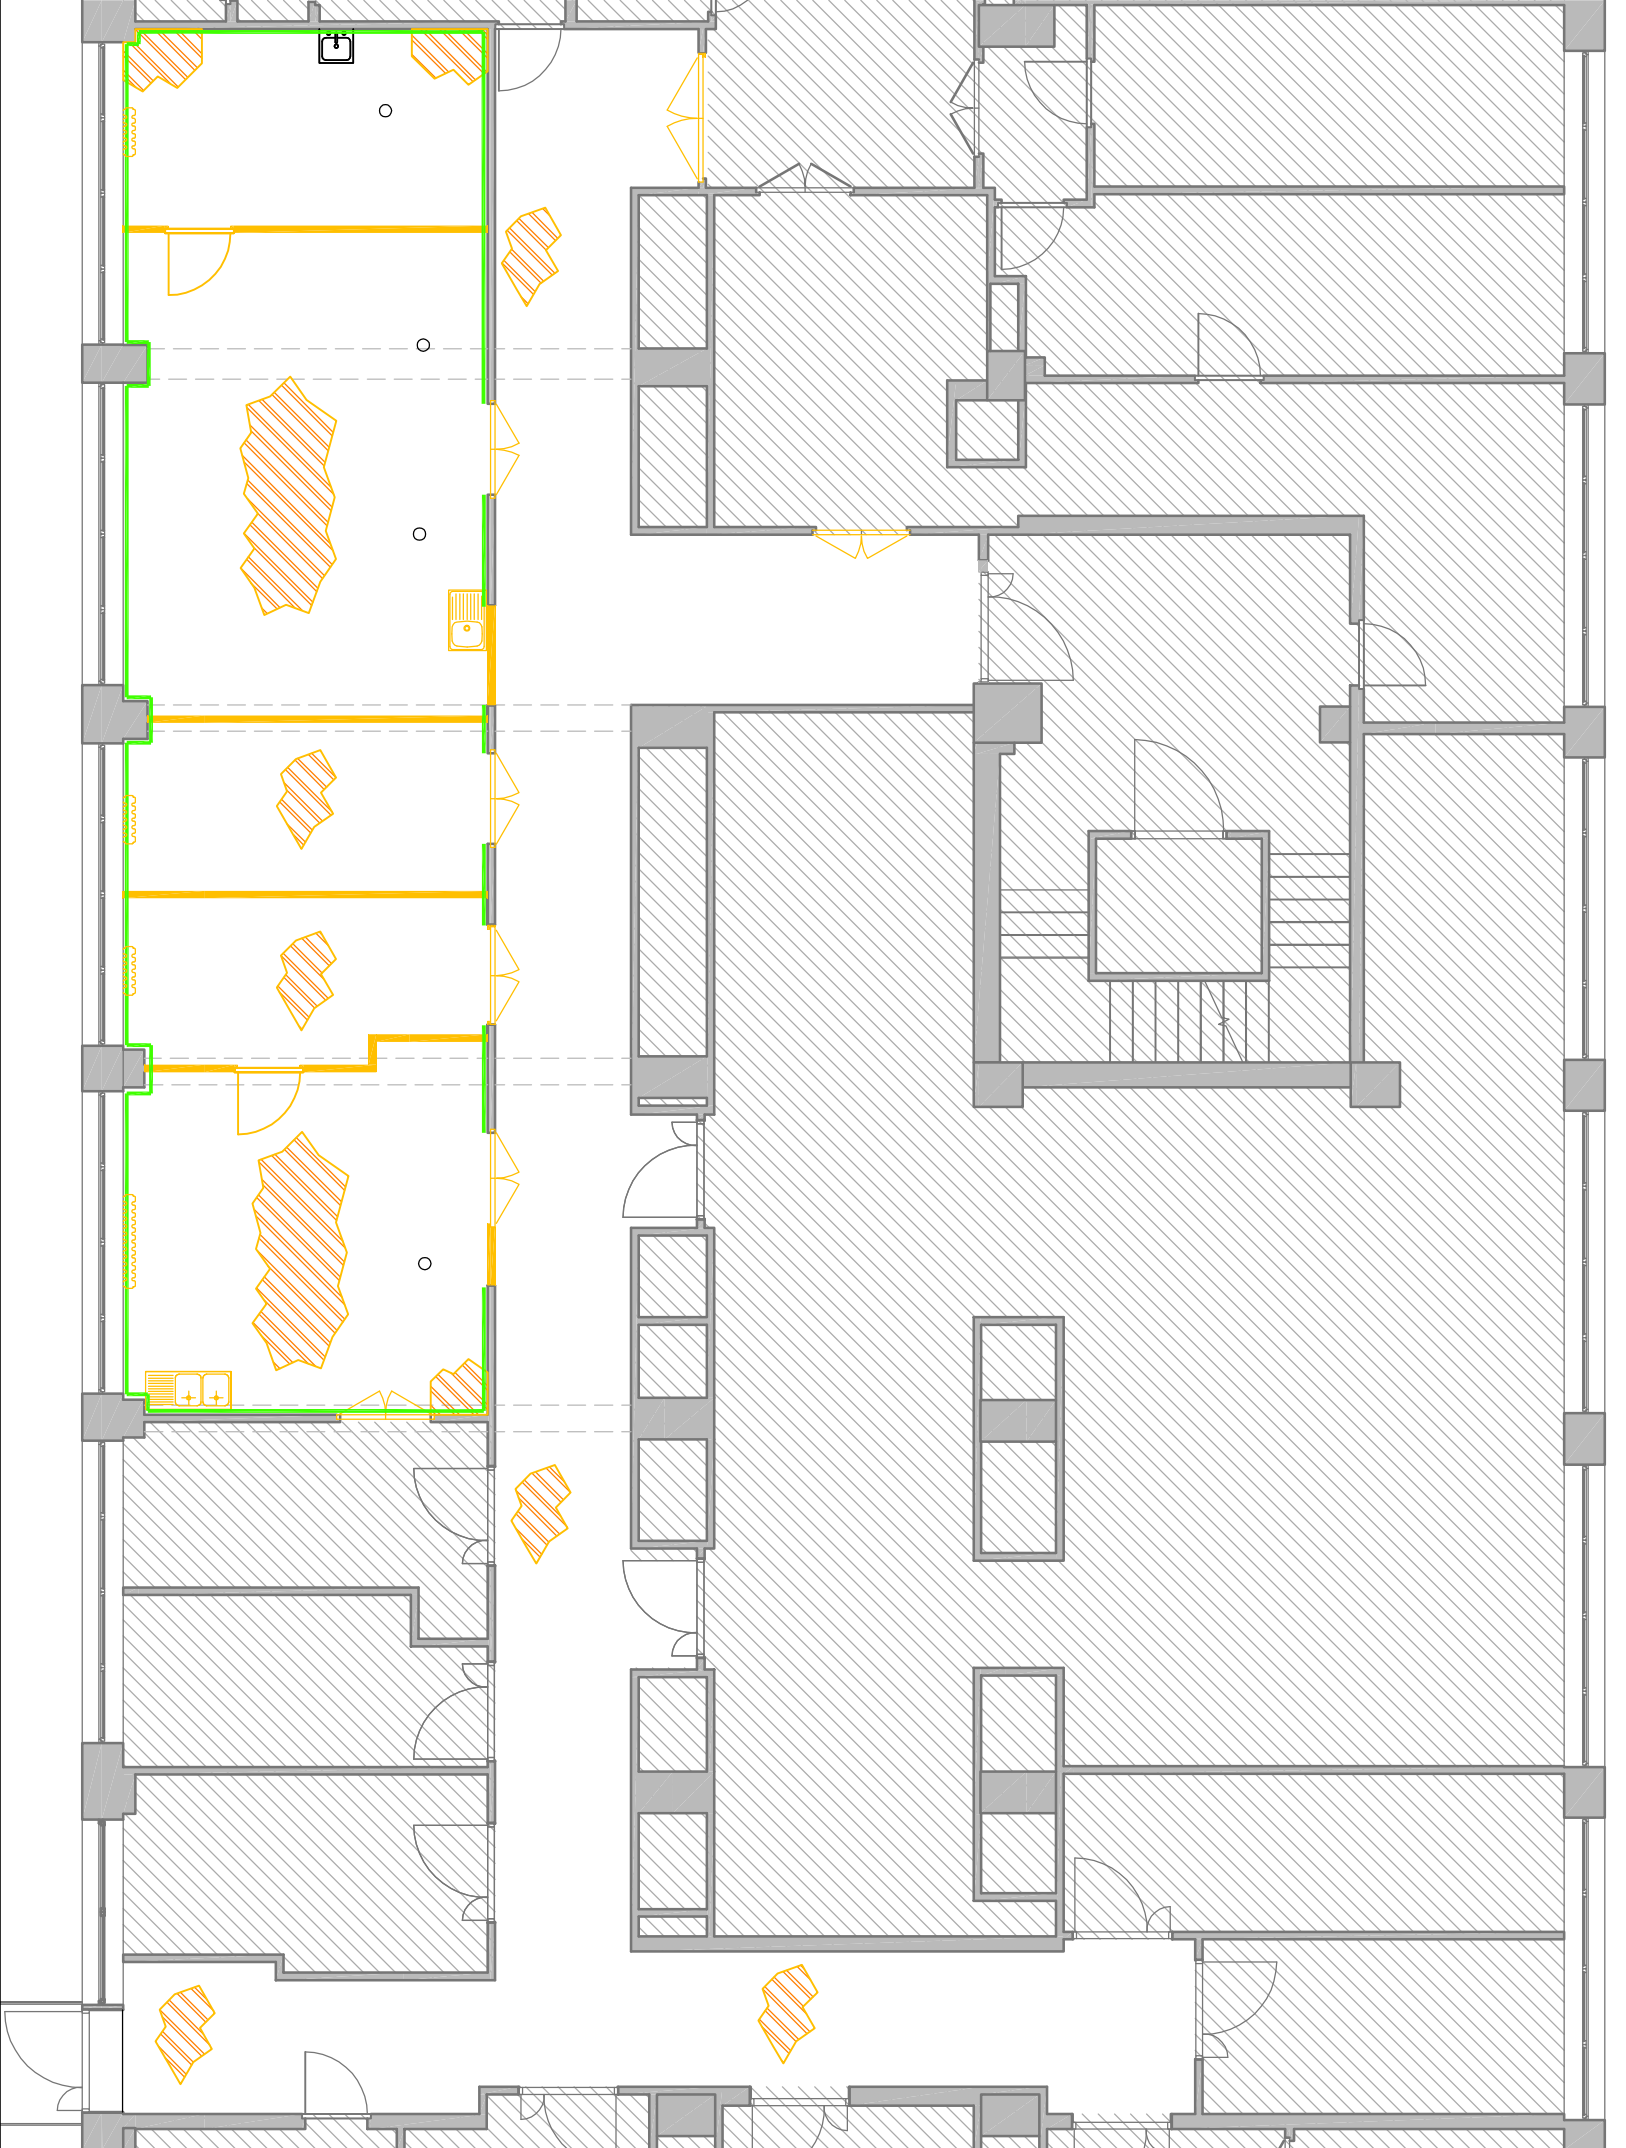


- Fase 3:
- Impianto elettrico: demolizioni, collegamenti e Q.E.
 - Impianto meccanico: collegamenti all'impianto esistente e posa nuove attrezzature.
 - Impianto idrico-sanitario: collegamenti all'impianto esistente.
 - Impianti speciali: realizzazione impianto di rivelazione incendi.

PLANIMETRIA AREA INTERVENTO PIANO TERZO scala 1:100

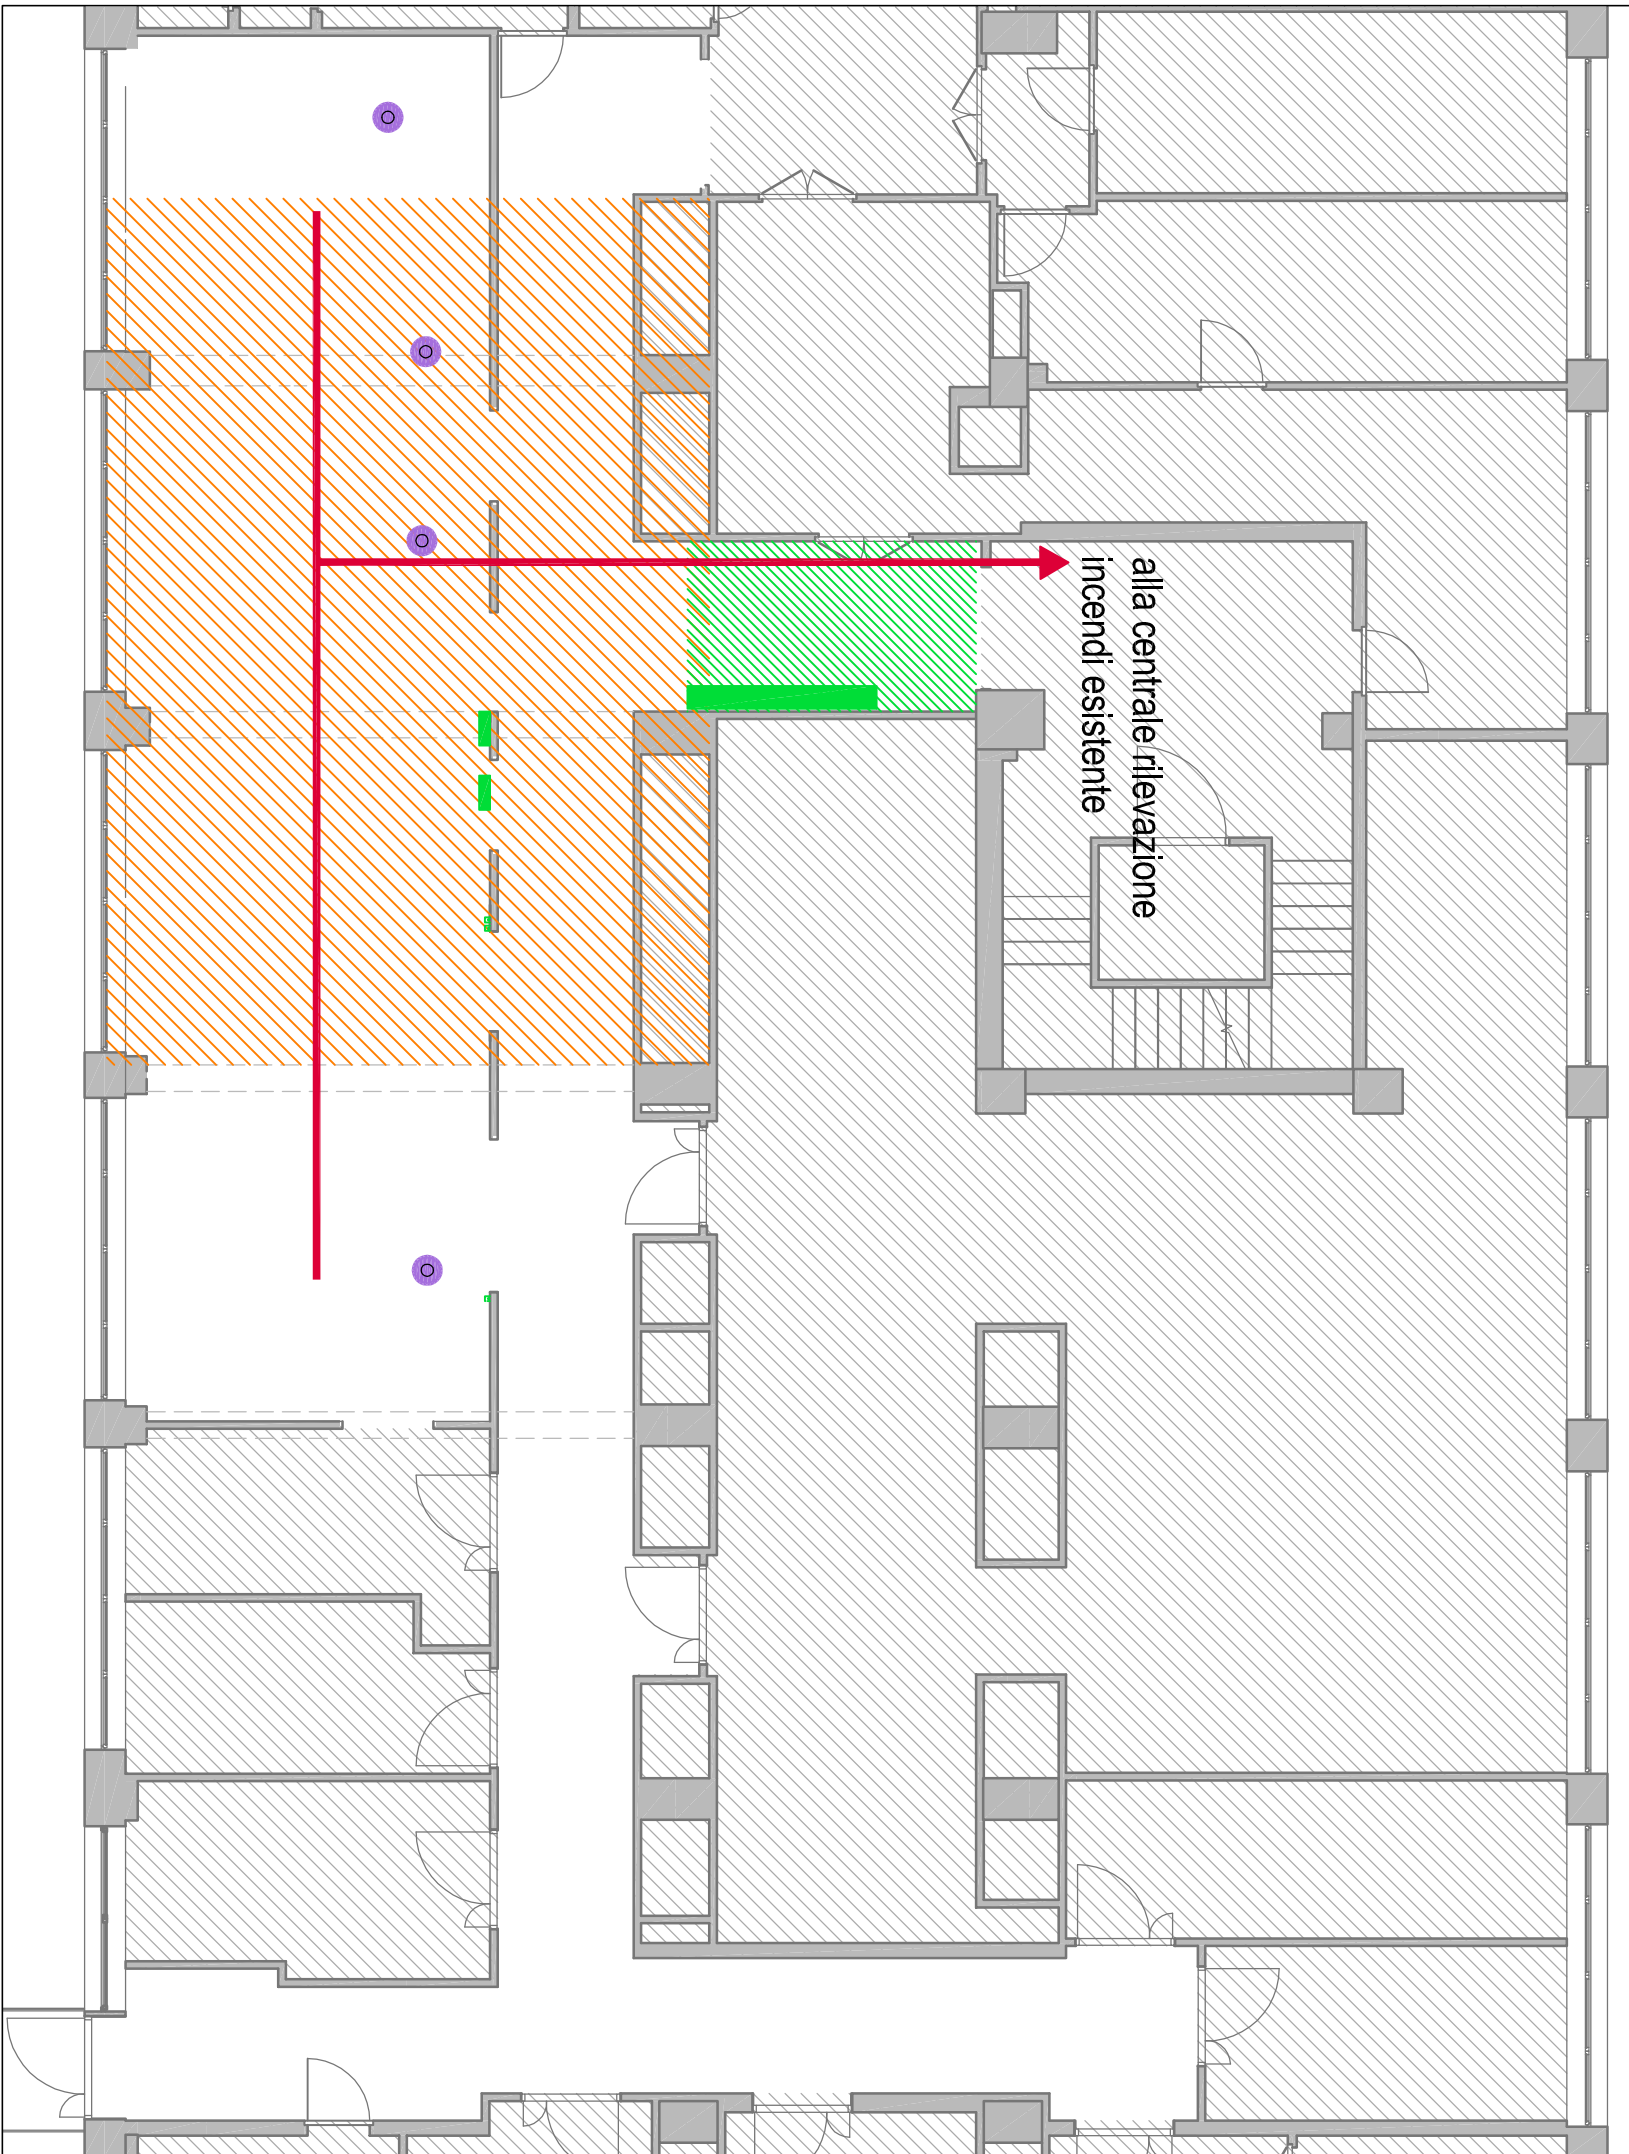

Fase 5:
Smobilizzo del cantiere

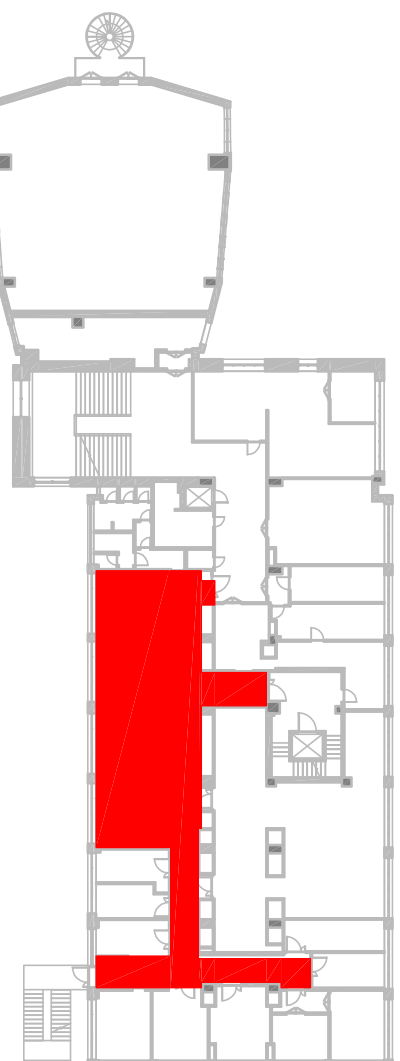

legenda Fase 2

SIMBOLO	DESCRIZIONE
	DEMOLIZIONI
	DEMOLIZIONE PASTRELLE
	RIMOZIONE PAVIMENTO E MASSETTO

legenda Fase 3

SIMBOLO	DESCRIZIONE
	INTERVENTO SULL'IMPIANTO MECCANICO
	INTERVENTO SULL'IMPIANTO ELETTRICO
	INTERVENTO SULL'IMPIANTO IDRICO
	INTERVENTO SULL'IMPIANTO RILEVAZIONE INCENDI

legenda Fase 4

SIMBOLO	DESCRIZIONE
	RICOSTRUZIONI
	NUOVO RIVESTIMENTO
	RIPRISTINO MASSETTO E NUOVO PAVIMENTO

UNIVERSITA' DEGLI STUDI DI ROMA

"LA SAPIENZA"



COMUNE DI ROMA
CITTÀ METROPOLITANA DI ROMA CAPITALE

INTERVENTO DI RISTRUTTURAZIONE DEI LOCALI
PRESSO IL TERZO PIANO DELL'EDIFICIO
"CAGLIOTI" CU032 DA DESTINARE A
LABORATORI PER IL DIPARTIMENTO DI
CHIMICA E TECNOLOGIA DEL FARMACO

PROGETTO ESECUTIVO

STAZIONE APPALTANTE:
UNIVERSITÀ DEGLI STUDI DI ROMA "LA SAPIENZA"
PIAZZALE ALDO MORO 5 - 00185 ROMA
DIRETTORE AREA GESTIONE EDILIZIA:
DOTT.SSA SABRINA LUCCARINI

R.U.P.:
ING. GIULIO D'AMORE
PROGETTISTA E OSP:
ING. LEONARDO MIOZZI

DATA	SCALA	TAVOLA N.	CAN 03
NOVEMBRE 2018	COME INDICATO	FASI DI LAVORO - PIANTE PIANO TERZO	

DATA	AGGIORNAMENTI	REVISIONE
	MOTIVO	