




LEGENDA	
Simbolo	Descrizione
	Quadro elettrico
	Presa universale 16A
	Presa bipasso
	Allaccio apparecchiature

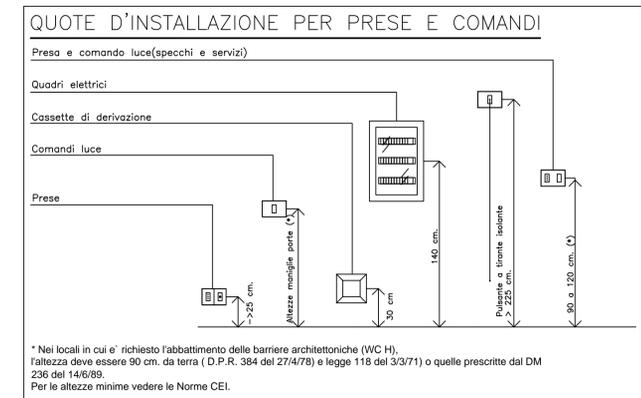



SAPIENZA
UNIVERSITÀ DI ROMA

FACOLTA' di INGEGNERIA SAPIENZA
VIA DEL CASTRO LAURENZIANO 7a



LAVORI DI REALIZZAZIONE DELL'IMPIANTO DI CONDIZIONAMENTO CENTRALIZZATO A SERVIZIO DELL'EDIFICIO RM018, BLOCCO AULE DI INGEGNERIA, VIA DEL CASTRO LAURENZIANO 7a.

PROGETTO ESECUTIVO : IMPIANTI ELETTRICI E SPECIALI

OGGETTO: DISTRIBUZIONE FORZA MOTRICE - PIANTA PIANO 4*	ELABORATO ESE-16.18-1.10/A
Responsabile Unico del Procedimento: Stefano Smith <i>Ingegnere</i>	FORMATO A1+
	SCALA 1:50
Progetto :  STUDIO VERRECCHIA <small>Viale Panizi, n.54 - 00197 Roma 06.90295952 - +39.338.4697981 e_mail: studio.verrecchia@libero.it</small>	REVISIONI:
	00 EMISSIONE Dicembre 2018
Lucio Verrecchia <i>Ingegnere</i>	