


Impianto Elettrico

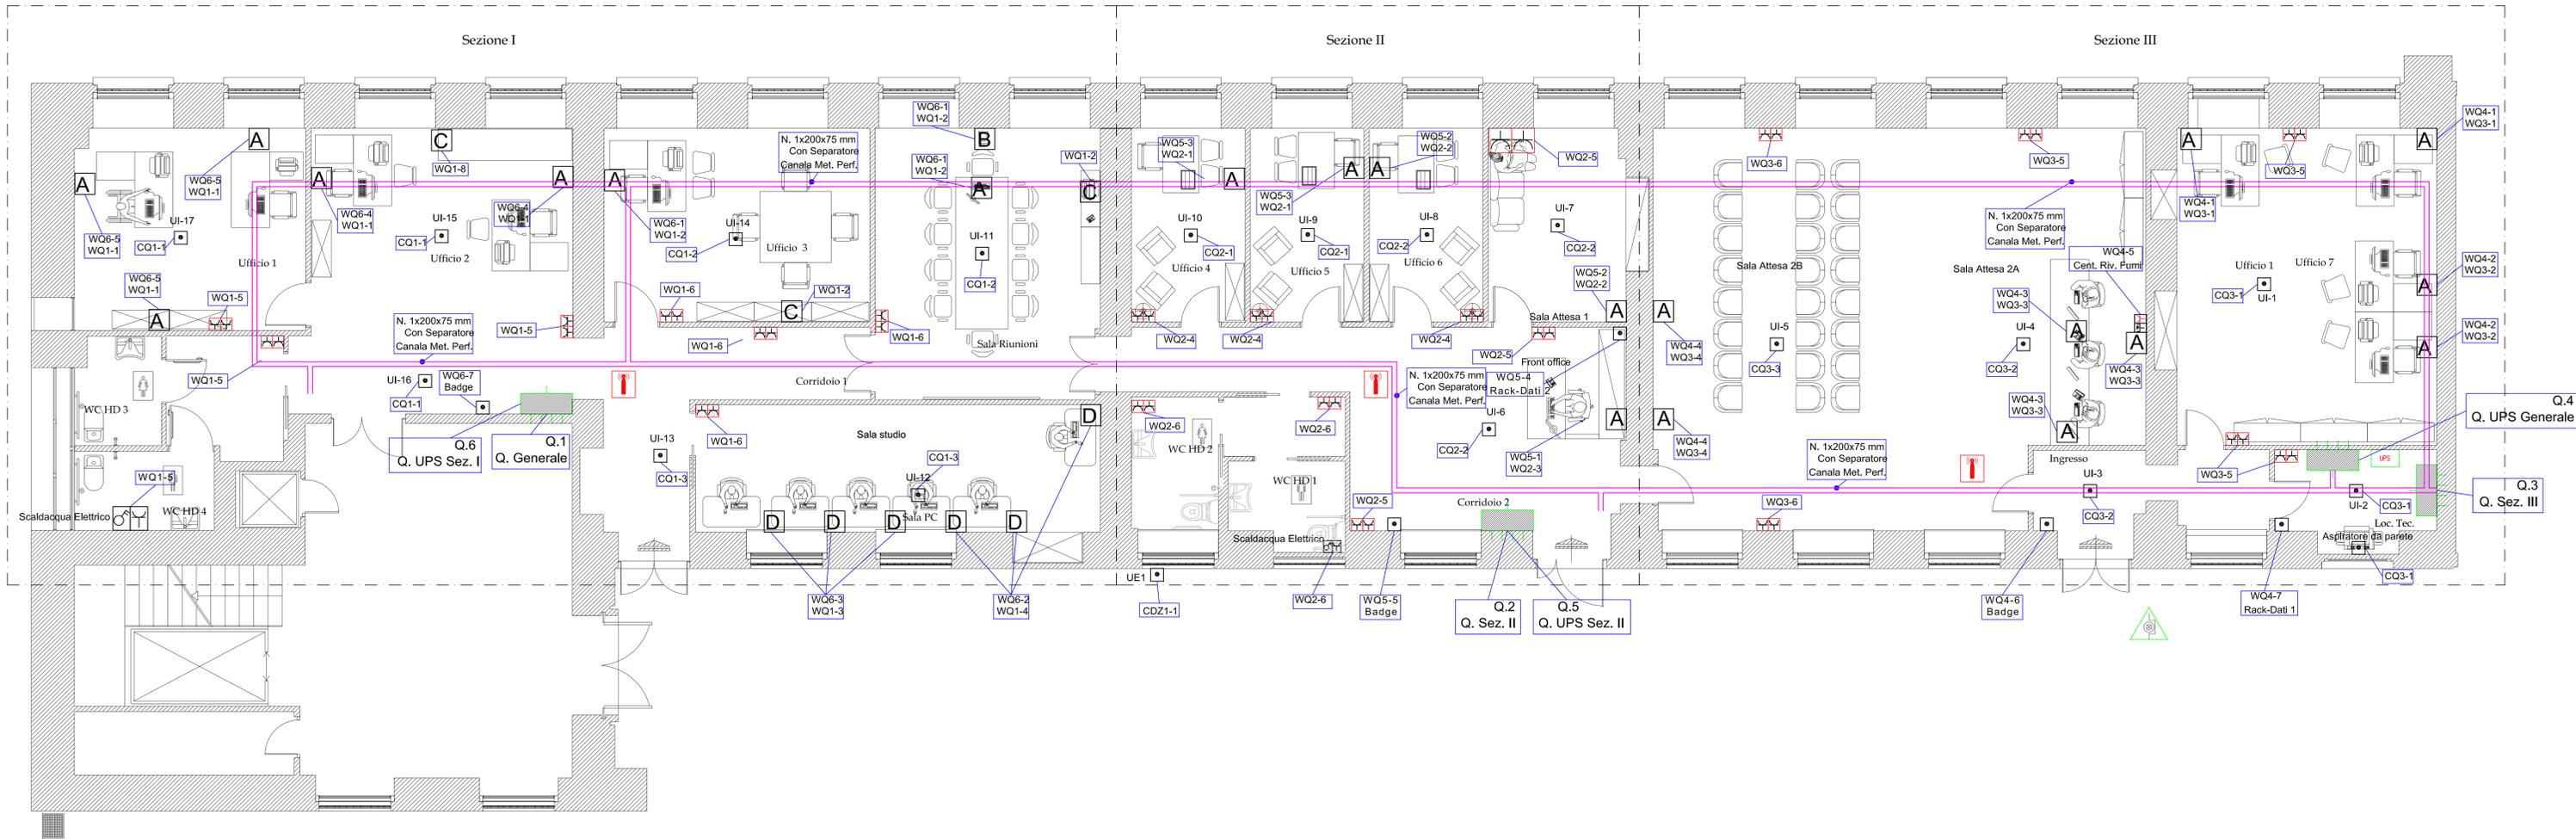


LEGENDA SIMBOLI			
	QUADRO ELETTRICO		TUBAZIONI PER CAVI ELETTRICI - LINEA ELETTRICA
	BATTERIA AUTOMATICA DI RIFASAMENTO		POZZETTO CON DISPOSITORE DI TERRA
	UNINTERRUPTIBLE POWER SUPPLY		POZZETTO DI AMMORTO
	INTERRUTTORE		NESSO ISOLVOLTENZIALE
	INTERRUTTORE ROTAZIONALE		IS. IDENTIFICAZIONE LINEE ELETTRICHE DI ALIMENTAZIONE
	PULSANTE A TIRANTE		PULSANTE DI EMERGENZA SOTTOVETRO IPS CON SPA DI SEGNALAZIONE
	CABSETTA DI CONNESSIONE		CONTATORE DI ENERGIA ELETTRICA
	PUNTO ALLACCIO UTILIZZATORE		
	BATTERIA 24V		
	APPARECCHIO AUTONOMO PER ILLUMINAZIONE DI SICUREZZA (LAMPADA FLUORESCENTE COMPATTA 5W - Versione SE - Autonomia 3h in standby)		
	APPARECCHIO AUTONOMO PER ILLUMINAZIONE DELLA SALVATELICA DI SICUREZZA (LAMPADA FLUORESCENTE LINEARE 10W Versione SE - Autonomia 3h - Potenza di emergenza 2W)		
	PRESA ROSSA 2P+T 10/16 A ALIMENTATA DA UPS		
	PRESA SCHERMO BIPASSO 2P+T 10/16 A		
	PRESA INTERBLOCCATA 2P+T 16A		
	PRESA TELEFONICA		
	PRESA TRASMISSIONE DATI		
	PASSARELLA PORTACAVI METALLICA		
	CONDUTTORE ANTICENDENTE/DISCONTINENTE		
	CONDUTTORE INTERRATA		
	CONDUTTORE DI TERRA		

Punto Access Point



UNIVERSITA' DEGLI STUDI DI ROMA "LA SAPIENZA" CITTÀ UNIVERSITARIA - PIAZZALE ALDO MORO 5 - ROMA

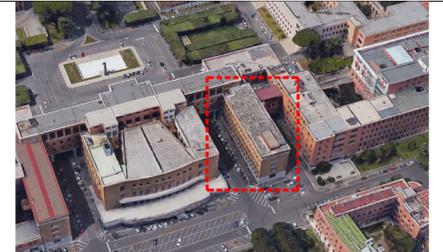


TIPO DI INTERVENTO:
Progetto esecutivo di Riquilificazione dei locali siti al piano terra dell'edificio di Giurisprudenza (CU002) da destinare al Centro Counselling Psicologico ed allo sportello relazioni con gli studenti disabili.


SCALA: 1 : 50	ELABORATO: IMPIANTO ELETTRICO - FM Piano terra	N. TAVOLA IE-01
------------------	--	--------------------

R.U.P.: Ing. Cesare Cavone	PROGETTISTA: Ing. Giovanni Bifano	IL DIRETTORE: Dott.ssa Sabrina Luccarini
-------------------------------	--------------------------------------	---


DATA: 17 Ottobre 2017	
--------------------------	--

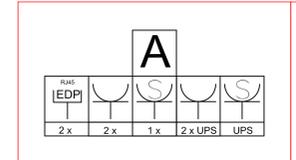


- n° 1 presa UNEL universale + n° 2 prese bipasso 10/16A+T di colore rosso alimentate da rete normale
- n° 2 presa elettrica USB
- n° 1 presa UNEL universale + n° 2 prese bipasso 10/16A+T di colore rosso alimentate da rete UPS
- n° 2 connettore dati RJ45

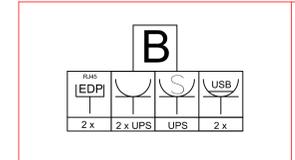

- n° 1 presa UNEL universale + n° 2 prese bipasso 10/16A+T di colore rosso alimentate da rete normale
- n° 2 presa elettrica USB
- n° 2 connettore dati RJ45
- connessioni audio e video HD

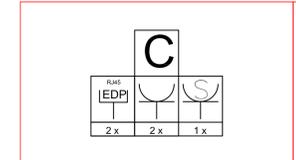

- n° 1 presa UNEL universale + n° 2 prese bipasso 10/16A+T di colore rosso alimentate da rete normale
- n° 1 presa UNEL universale + n° 2 prese bipasso 10/16A+T di colore rosso alimentate da rete UPS
- n° 3 connettore dati RJ45
- connessioni audio e video HD

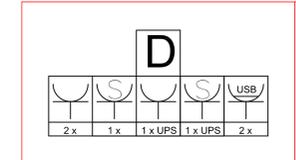

- n° 1 presa UNEL universale + n° 2 prese bipasso 10/16A+T di colore rosso alimentate da rete normale
- n° 1 presa UNEL universale + n° 1 prese bipasso 10/16A+T di colore rosso alimentate da rete UPS
- n° 2 presa elettrica USB