


Impianto elettrico Distribuzione Illuminazione Normale e di Emergenza

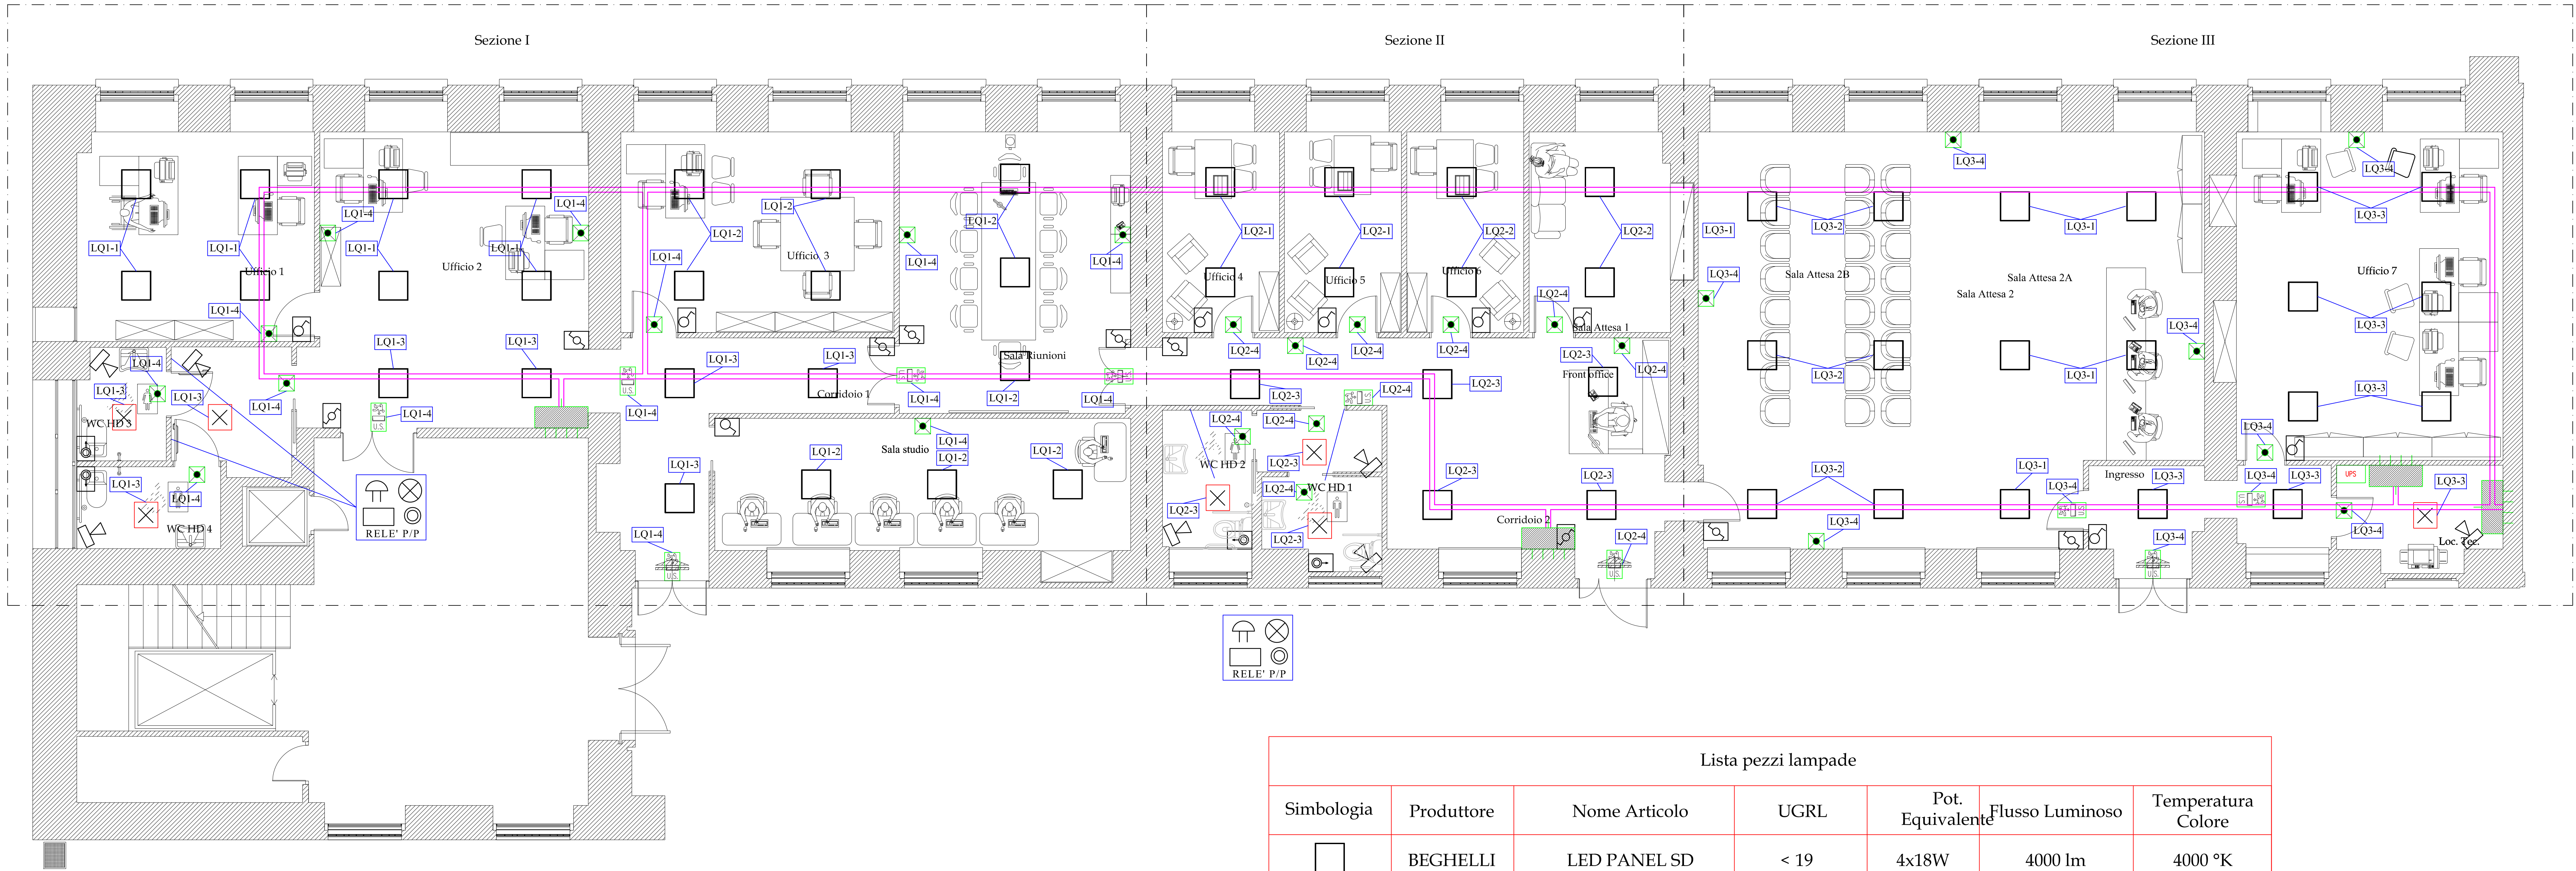

LEGENDA SIMBOLI			
	QUADRO ELETTRICO		TUBAZIONI PER CAVI ELETTRICI - LINEA ELETTRICA
	BATTERIA AUTOMATICA DI RIFASAMENTO		POZZETTO CON DISPENSORE DI TERRA
	UNINTERRUPTIBLE POWER SUPPLY		POZZETTO DI AMMASSO
	INTERUTTORE		NODO EQUIPOTENZIALE
	INTERUTTORE BIPOLARE		IS - IDENTIFICAZIONE LINEE ELETTRICHE DI ALIMENTAZIONE
	PULSANTE A TIRANTE		PULSANTE DI EMERGENZA SOTTOVETRO IPS CON SPIA DI SEGNALE
	CARABINA DI CONNESSIONE		CONTATORE DI ENERGIA ELETTRICA
	PUNTO ALLACCIO UTILIZZATORE		
	SONDRIA 24V		
	APPARECCHIO AUTONOMO PER ILLUMINAZIONE DI SICUREZZA LAMPADA FLUORESCENTE COMPATTA 2W - Versione SE - Autonomia 3h a pieno		
	APPARECCHIO AUTONOMO PER ILLUMINAZIONE DI SICUREZZA LAMPADA FLUORESCENTE LINEARE 2W - Versione SA - Autonomia 1h - Durata di osservazione > 30m		
	PRESA BINA 2P+T 10/16 A ALIMENTATA DA UPS		
	PRESA SCHUKO BYPASS 2P+T 10/16 A		
	PRESA INTERBLOCCATA 2P+T 10/16 A		
	PRESA TELEFONICA		
	PRESA TRASMISSIONE DATI		
	PASSARELLA PORTACAVI METALLICA		
	CONDUITTURA ASCENDENTE/DISCEDENTE		
	CONDUITTURA INTERRATA		
	CONDUITTORE DI TERRA		

AREA GESTIONE EDILIZIA

SAPIENZA
UNIVERSITÀ DI ROMA

UNIVERSITA' DEGLI STUDI DI ROMA "LA SAPIENZA"
CITTA' UNIVERSITARIA - PIAZZALE ALDO MORO 5 - ROMA

TIPO DI INTERVENTO: Progetto esecutivo di Riqualificazione dei locali siti al piano terra dell'edificio di Giurisprudenza (CU002) da destinare al Centro Counselling Psicologico ed allo sportello relazioni con gli studenti disabili.		
SCALA: 1 : 50	ELABORATO: IMPIANTO ELETTRICO - LUCI Piano terra	N. TAVOLA IE-02
R.U.P.: Ing. Cesare Cavone	PROGETTISTA: Ing. Giovanni Bifano	IL DIRETTORE: Dott.ssa Sabrina Luccarini
DATA: 17 Ottobre 2017		