




STRALCIO Pianta Piano Interrato - Scala 1:50

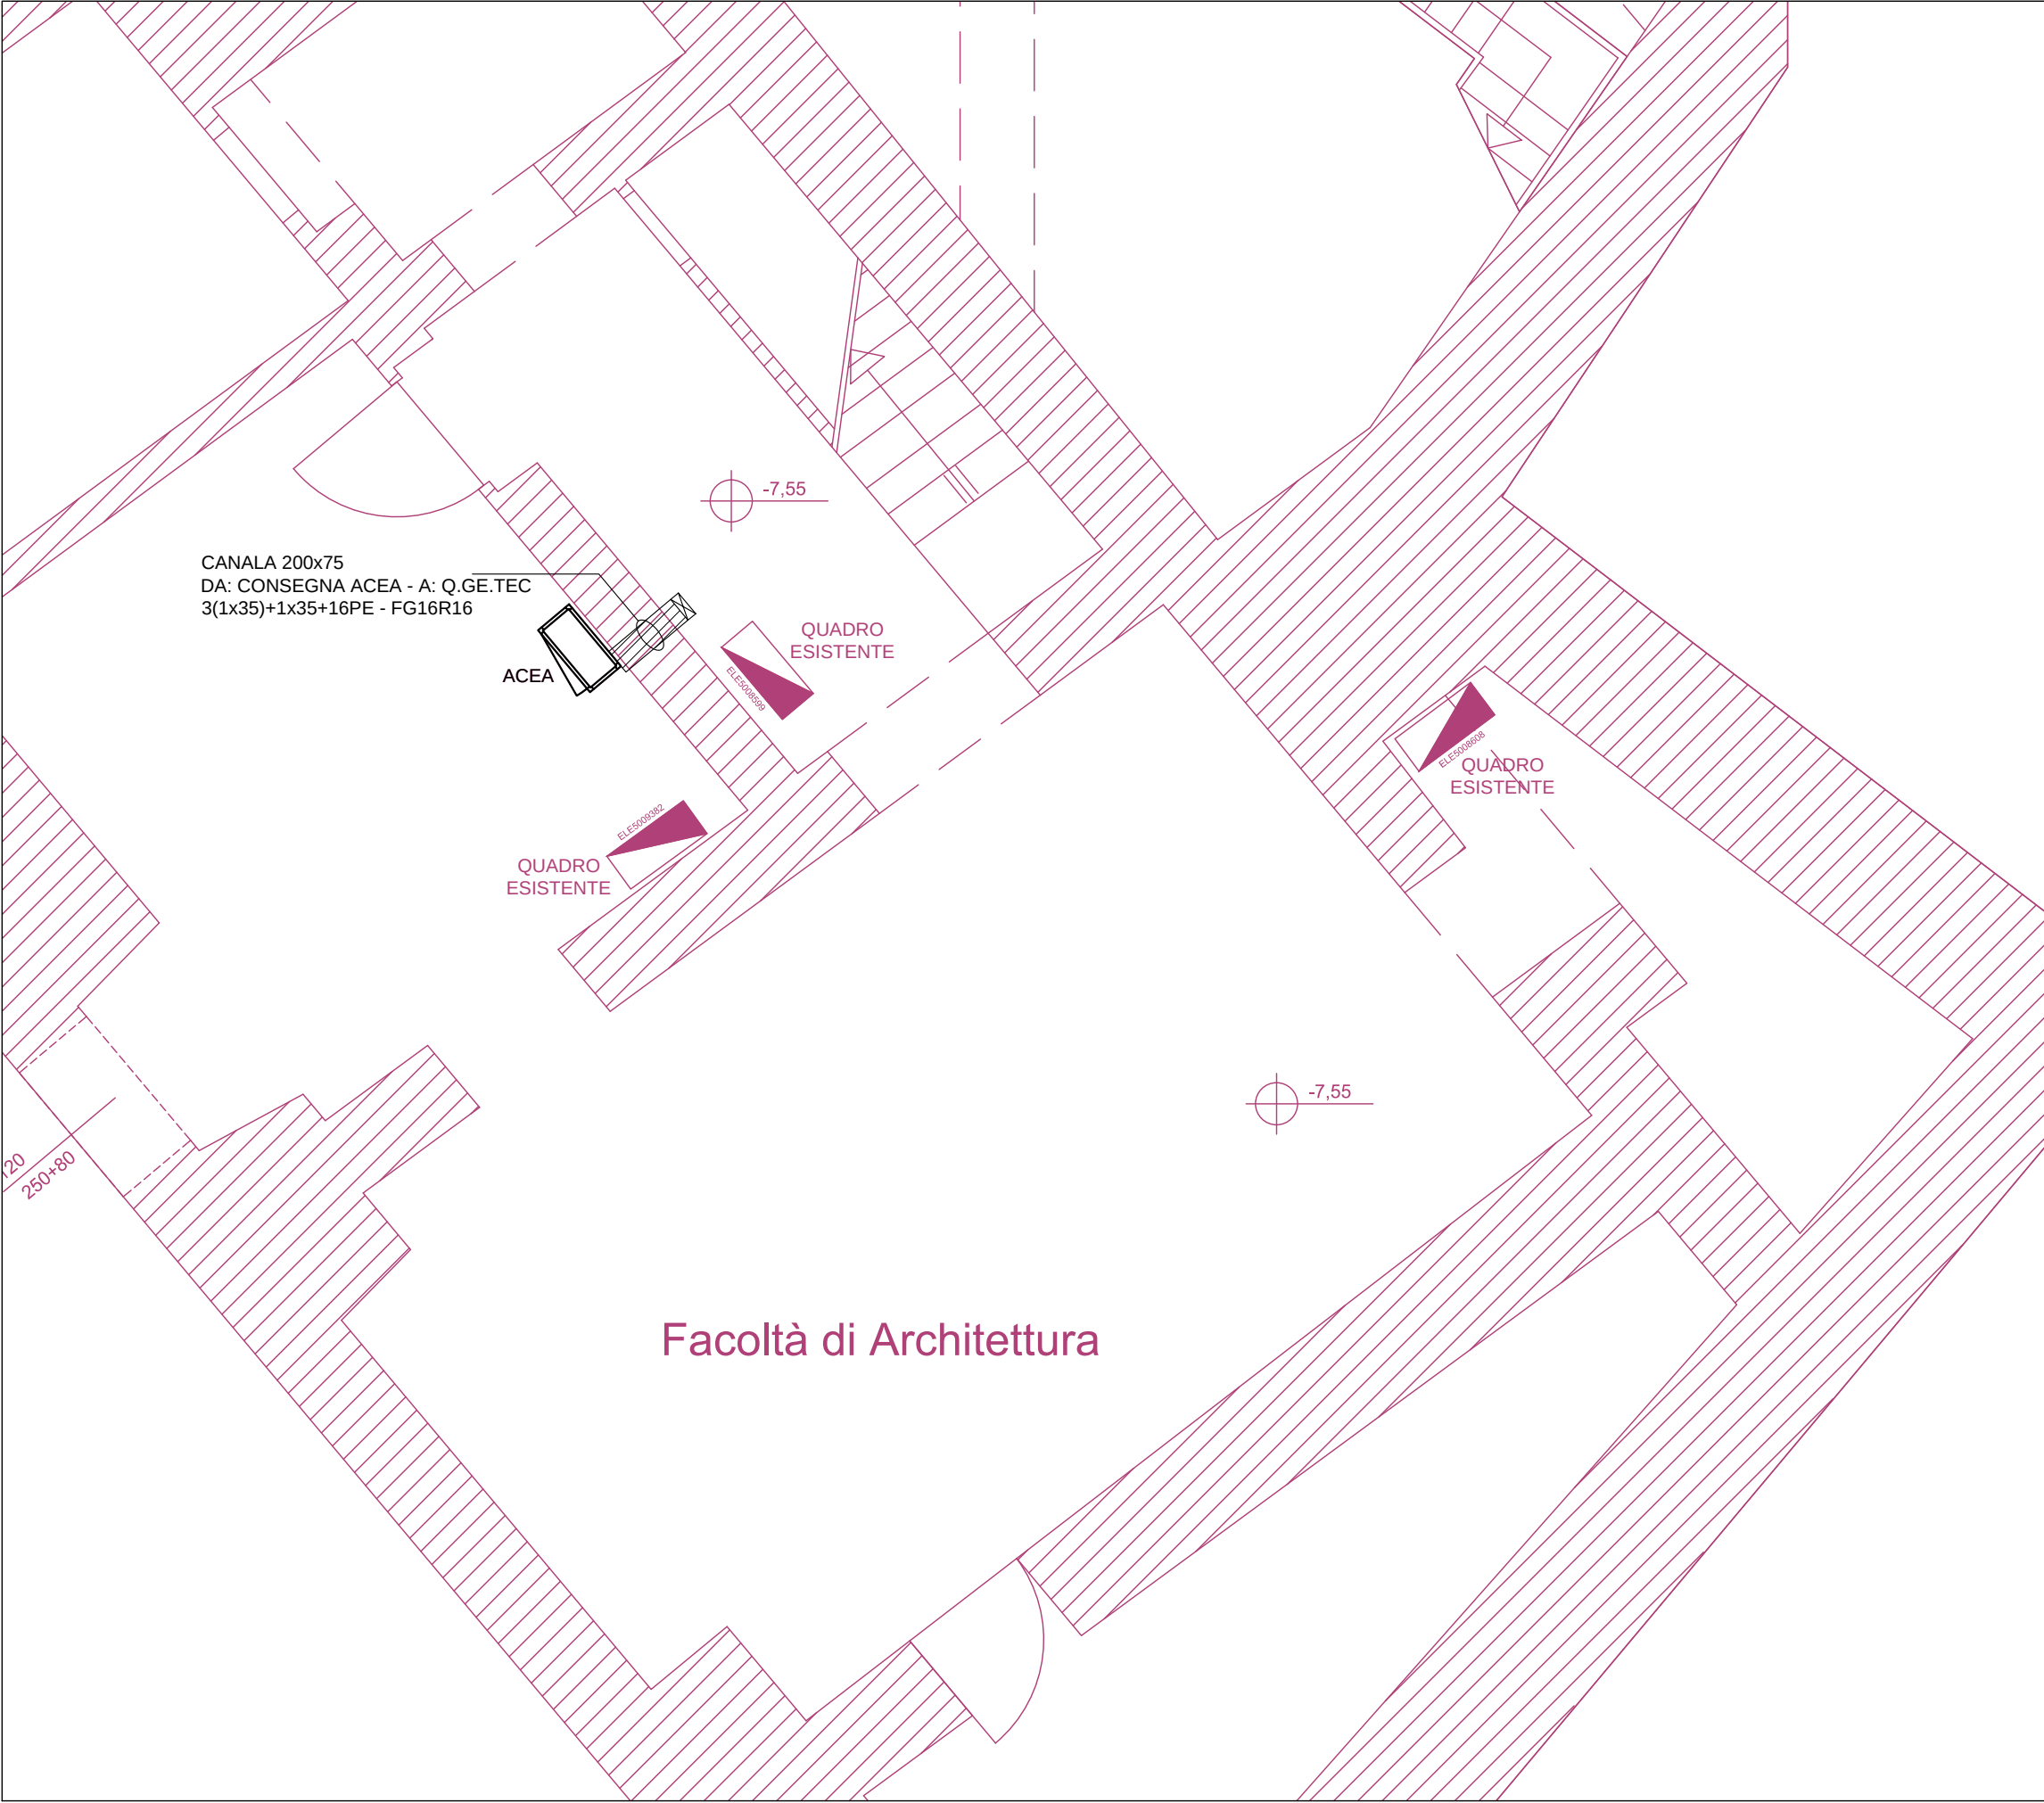


STRALCIO Pianta Piano Terra - Scala 1:50

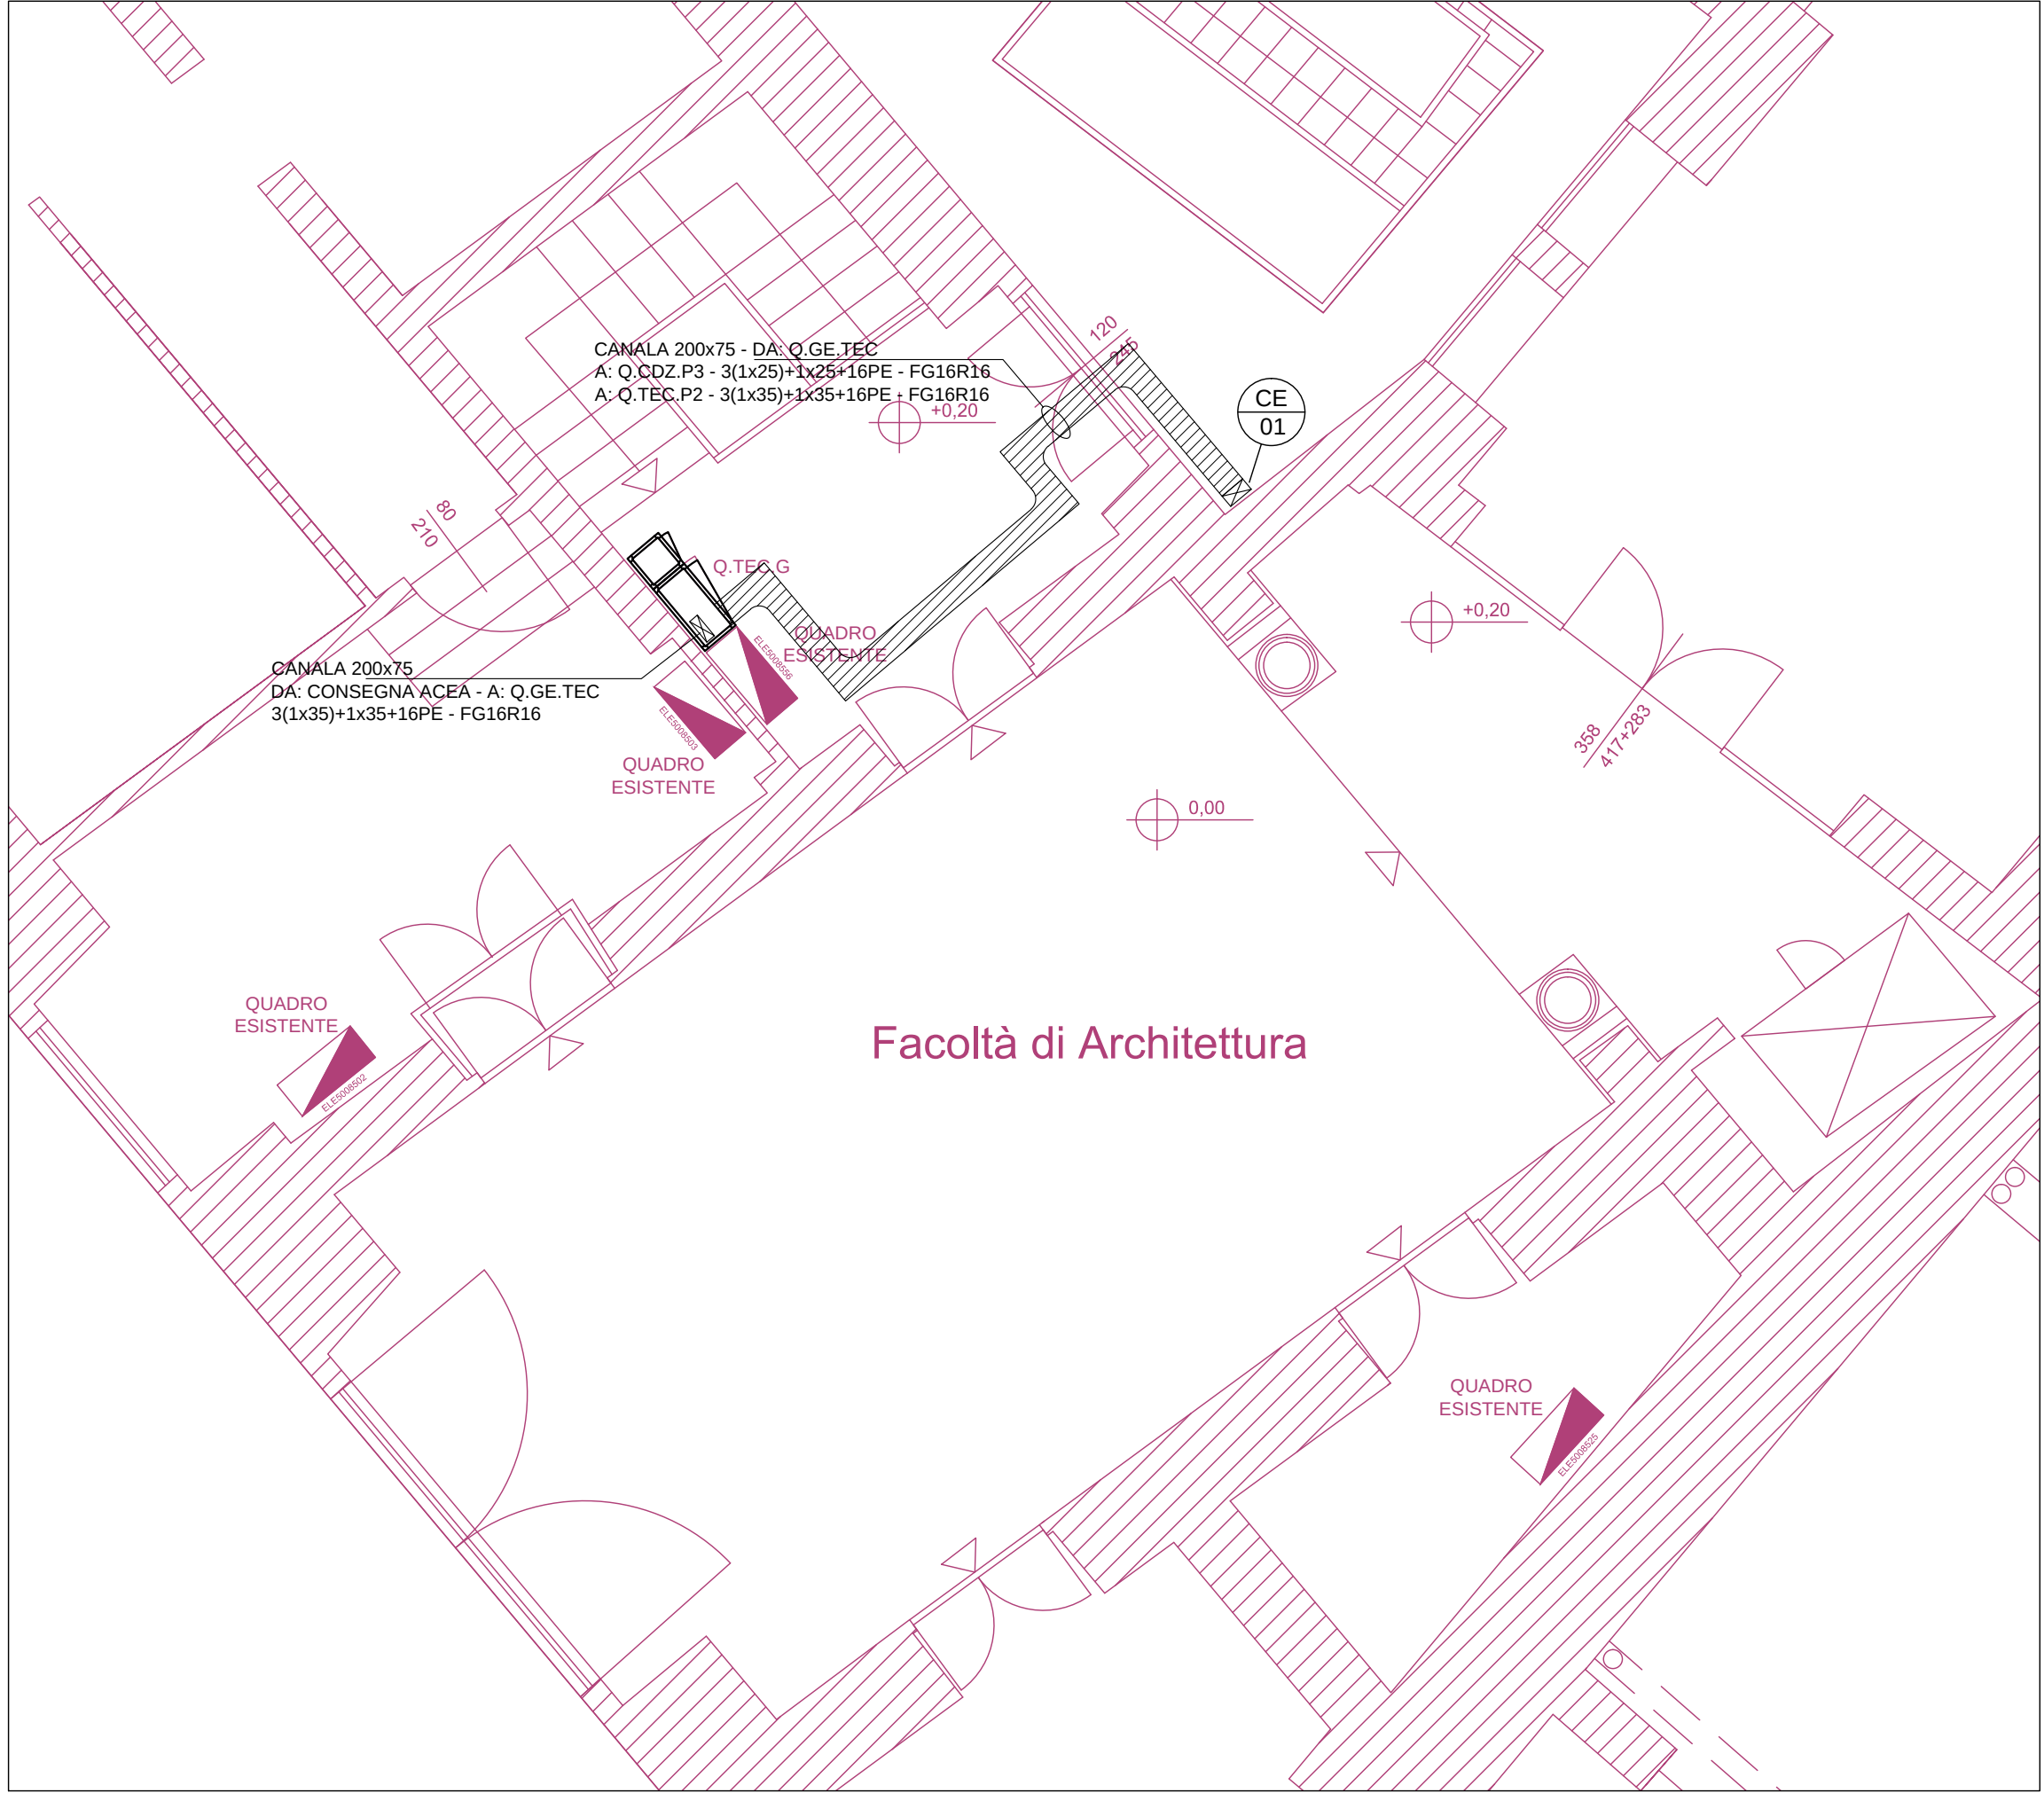

STRALCIO Pianta Piano Ammezzato Terra - Scala 1:50

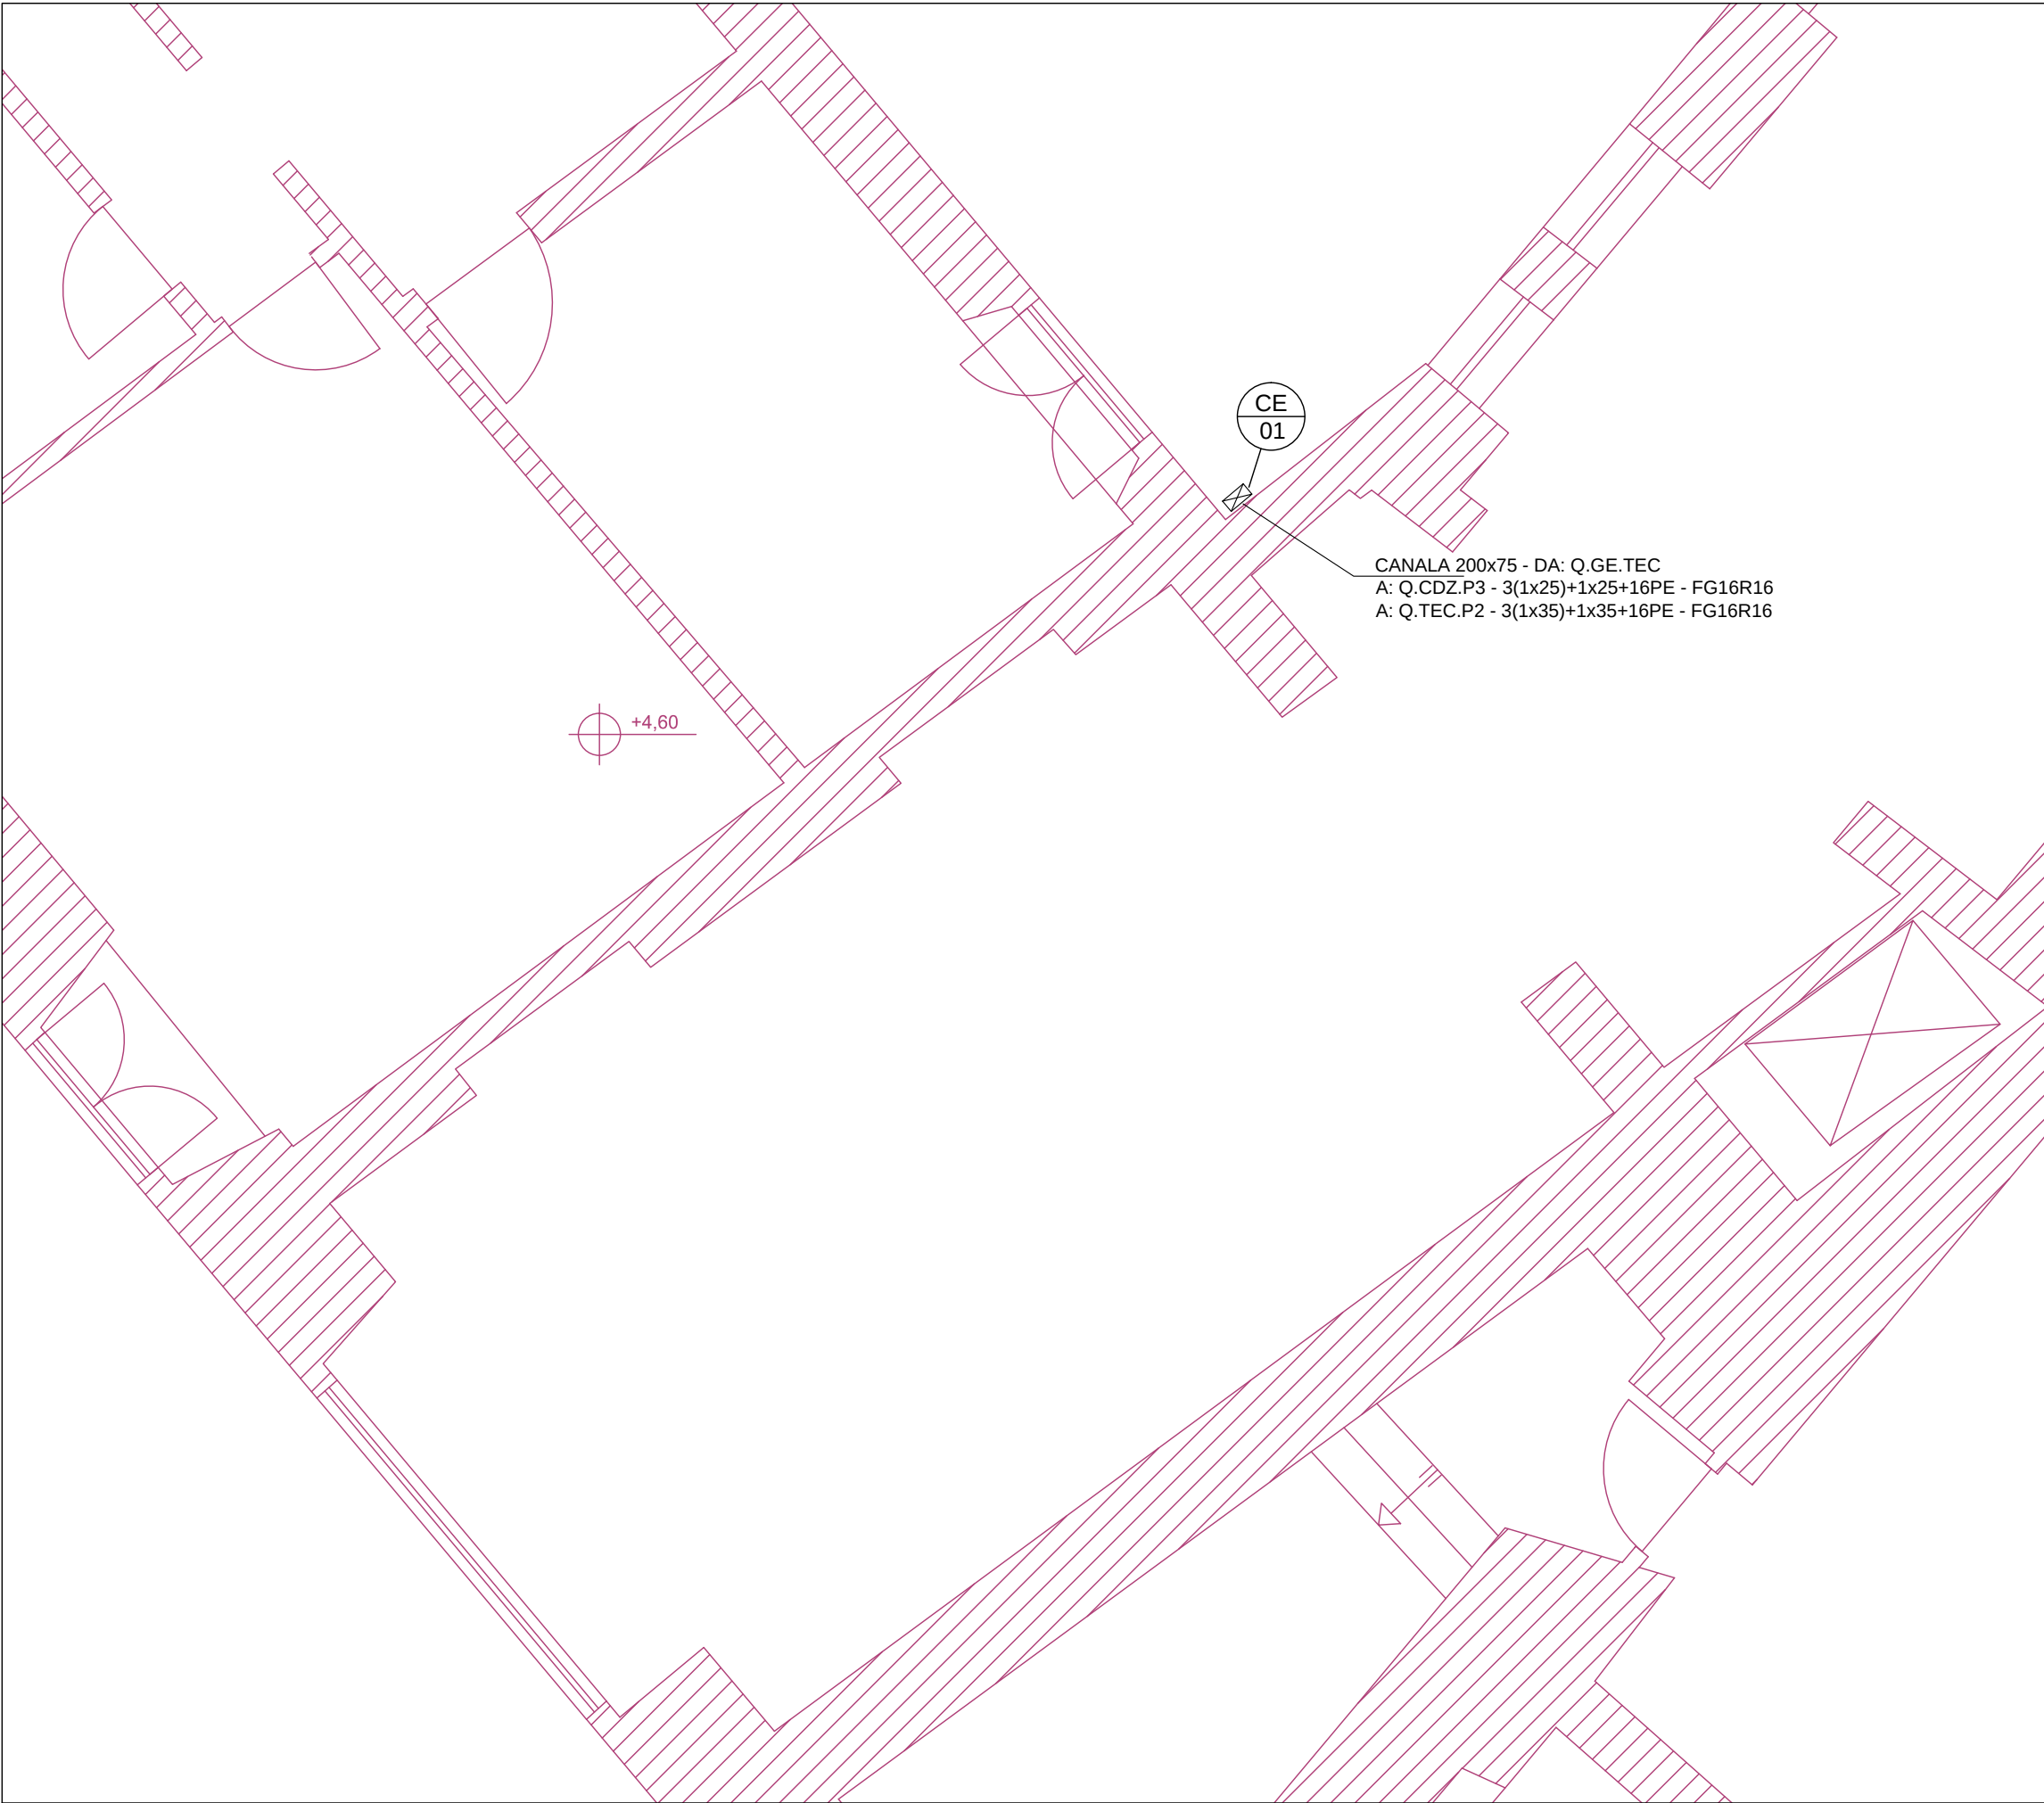

STRALCIO Pianta Piano Primo - Scala 1:50

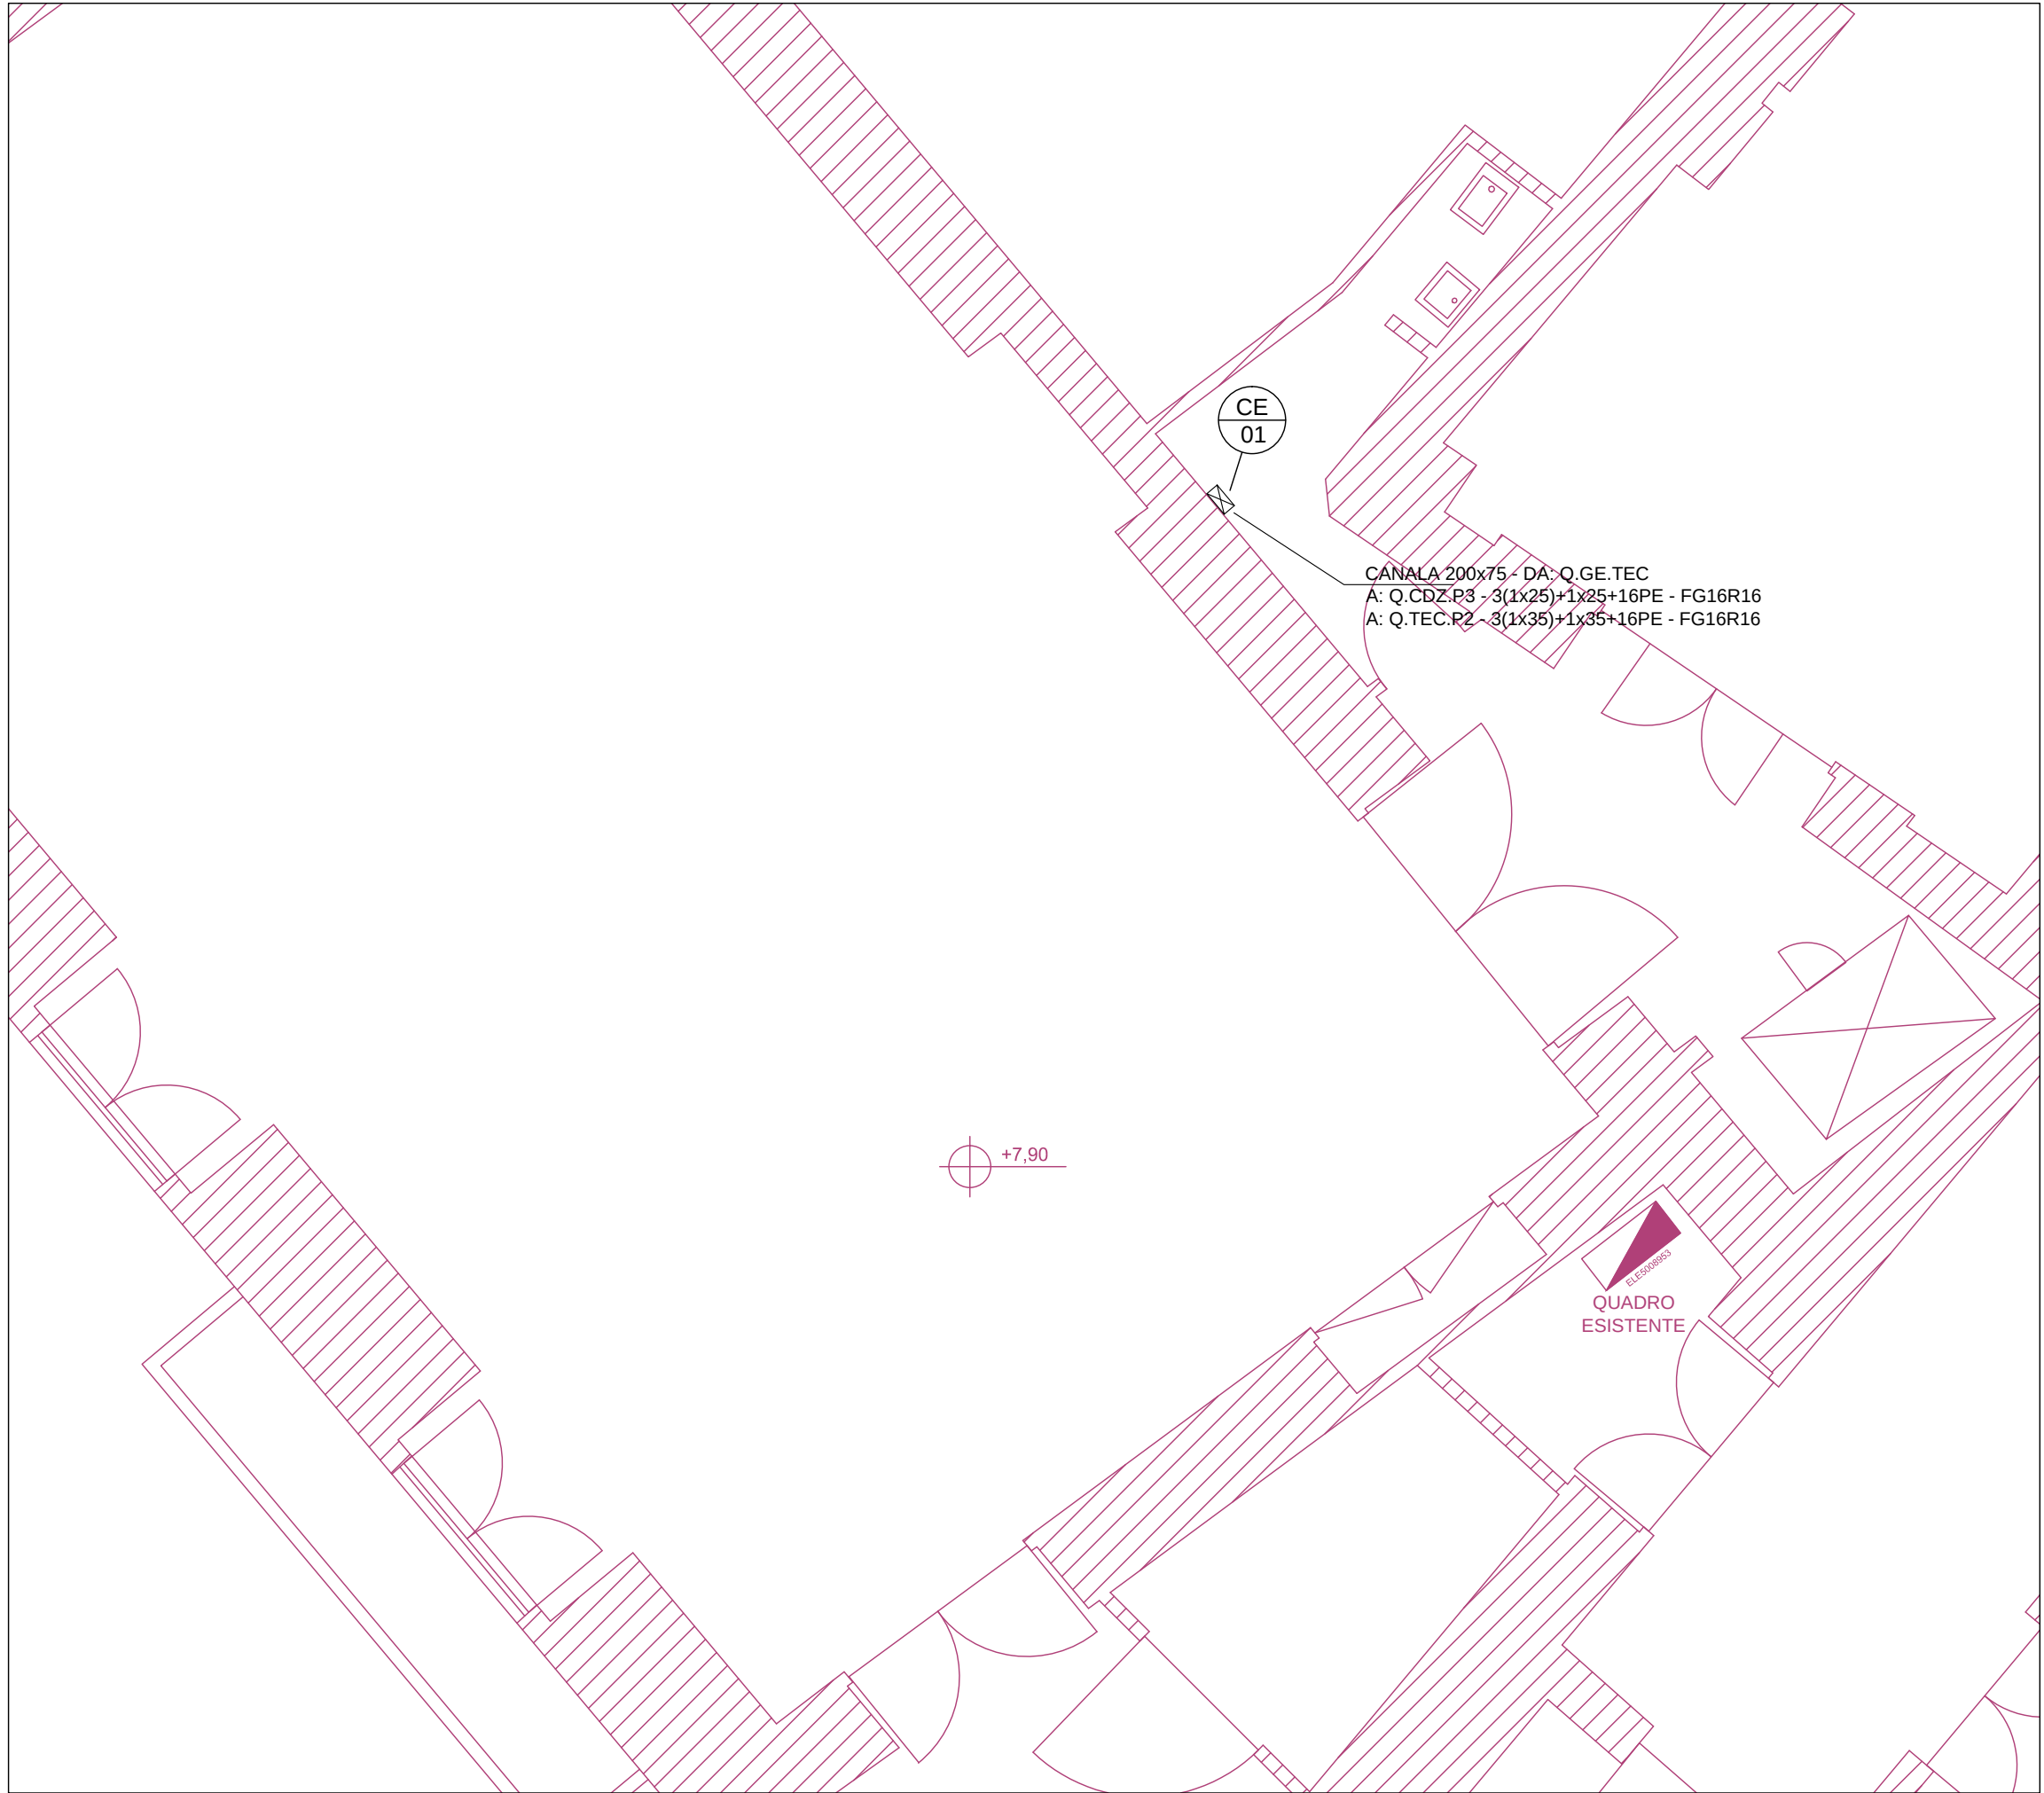

| LEGENDA ELETTRICO |                                                                               |
|-------------------|-------------------------------------------------------------------------------|
|                   | QUADRO ELETTRICO DI ZONA                                                      |
|                   | CENTRALINO DI STANZA O CAMERA                                                 |
|                   | CANALETTA METALLICA IN ACCIAIO ZINCATO, IMPIANTI ELETTRICI                    |
|                   | IDENTIFICAZIONE CAVEDIO PER IMPIANTI ELETTRICI                                |
|                   | MONTANTE IMPIANTI ELETTRICI, CON PASSERELLA IN FILO D'ACCIAIO, CON SEPARATORE |

COMMITTENTE

**UNIVERSITA' DEGLI STUDI DI ROMA "LA SAPIENZA"**

PIAZZA ALDO MORO, 5 - 00185 ROMA

R.U.P. ING. ARMANDO VISCARDI

PROGETTO

**LAVORI DI RIQUALIFICAZIONE DELLE AULE 5, 7,8 E 9**

**SITE AL SECONDO PIANO DELL'EDIFICIO DELLA FACOLTÀ DI ARCHITETTURA IN PIAZZA BORGHESSE 9, ROMA**

CAPOPROGETTO: ARCH. BRACCIO ODDI BAGLIONI

PROGETTO ARCHITETTONICO: ARCH. LAURA GRIMALDI

RESPONSABILE QUALITÀ: ARCH. CRISTIANA SCARPARDOLLO

CSP E CSE: ARCH. GRIFONE ODDI BAGLIONI

PROGETTO IMPIANTI: P.I. ROBERTO RIGHINI

PROGETTO STRUTTURE: ING. GIORGIO LUPOI

LENZI CONSULTANT S.R.L.

VIA ADDA 55 - 00198 ROMA (IT)

WWW.LENZI.BIZ - INFO@LENZI.BIZ

TEL: 0039 06 85302204

FAX: 0039 06 85357834

STUDIO SPERI S.R.L.

LUNGOTEVERE DELLE NAVI, 19

00196 ROMA (IT)

MAIN@STUDIOSPERI.IT

TEL: 0039 06 36010314

| DATA   | OGGETTO            | DISEGNATO            | VERIFICATO           | APPROVATO                   |
|--------|--------------------|----------------------|----------------------|-----------------------------|
| NOV 18 | EMISSIONE PROGETTO | P.I. ROBERTO RIGHINI | P.I. ROBERTO RIGHINI | ARCH. BRACCIO ODDI BAGLIONI |
|        |                    |                      |                      |                             |
|        |                    |                      |                      |                             |
|        |                    |                      |                      |                             |

TIMBRI E FIRME:

FASE

**PROGETTO ESECUTIVO**

ATTIVITÀ SPECIALISTICA:

**IMPIANTISTICO**

OGGETTO DELLA TAVOLA:

**PROGETTO**

**PIANTE STRALCIO**

**DISTRIBUZIONE A PRIMARIA**

**POSIZIONAMENTO APPARATI**

NOME FILES:

RM10E\_ELS02-06-R1.dwg

N° TAVOLA

**E.ELS02**

SCALA 1:50